


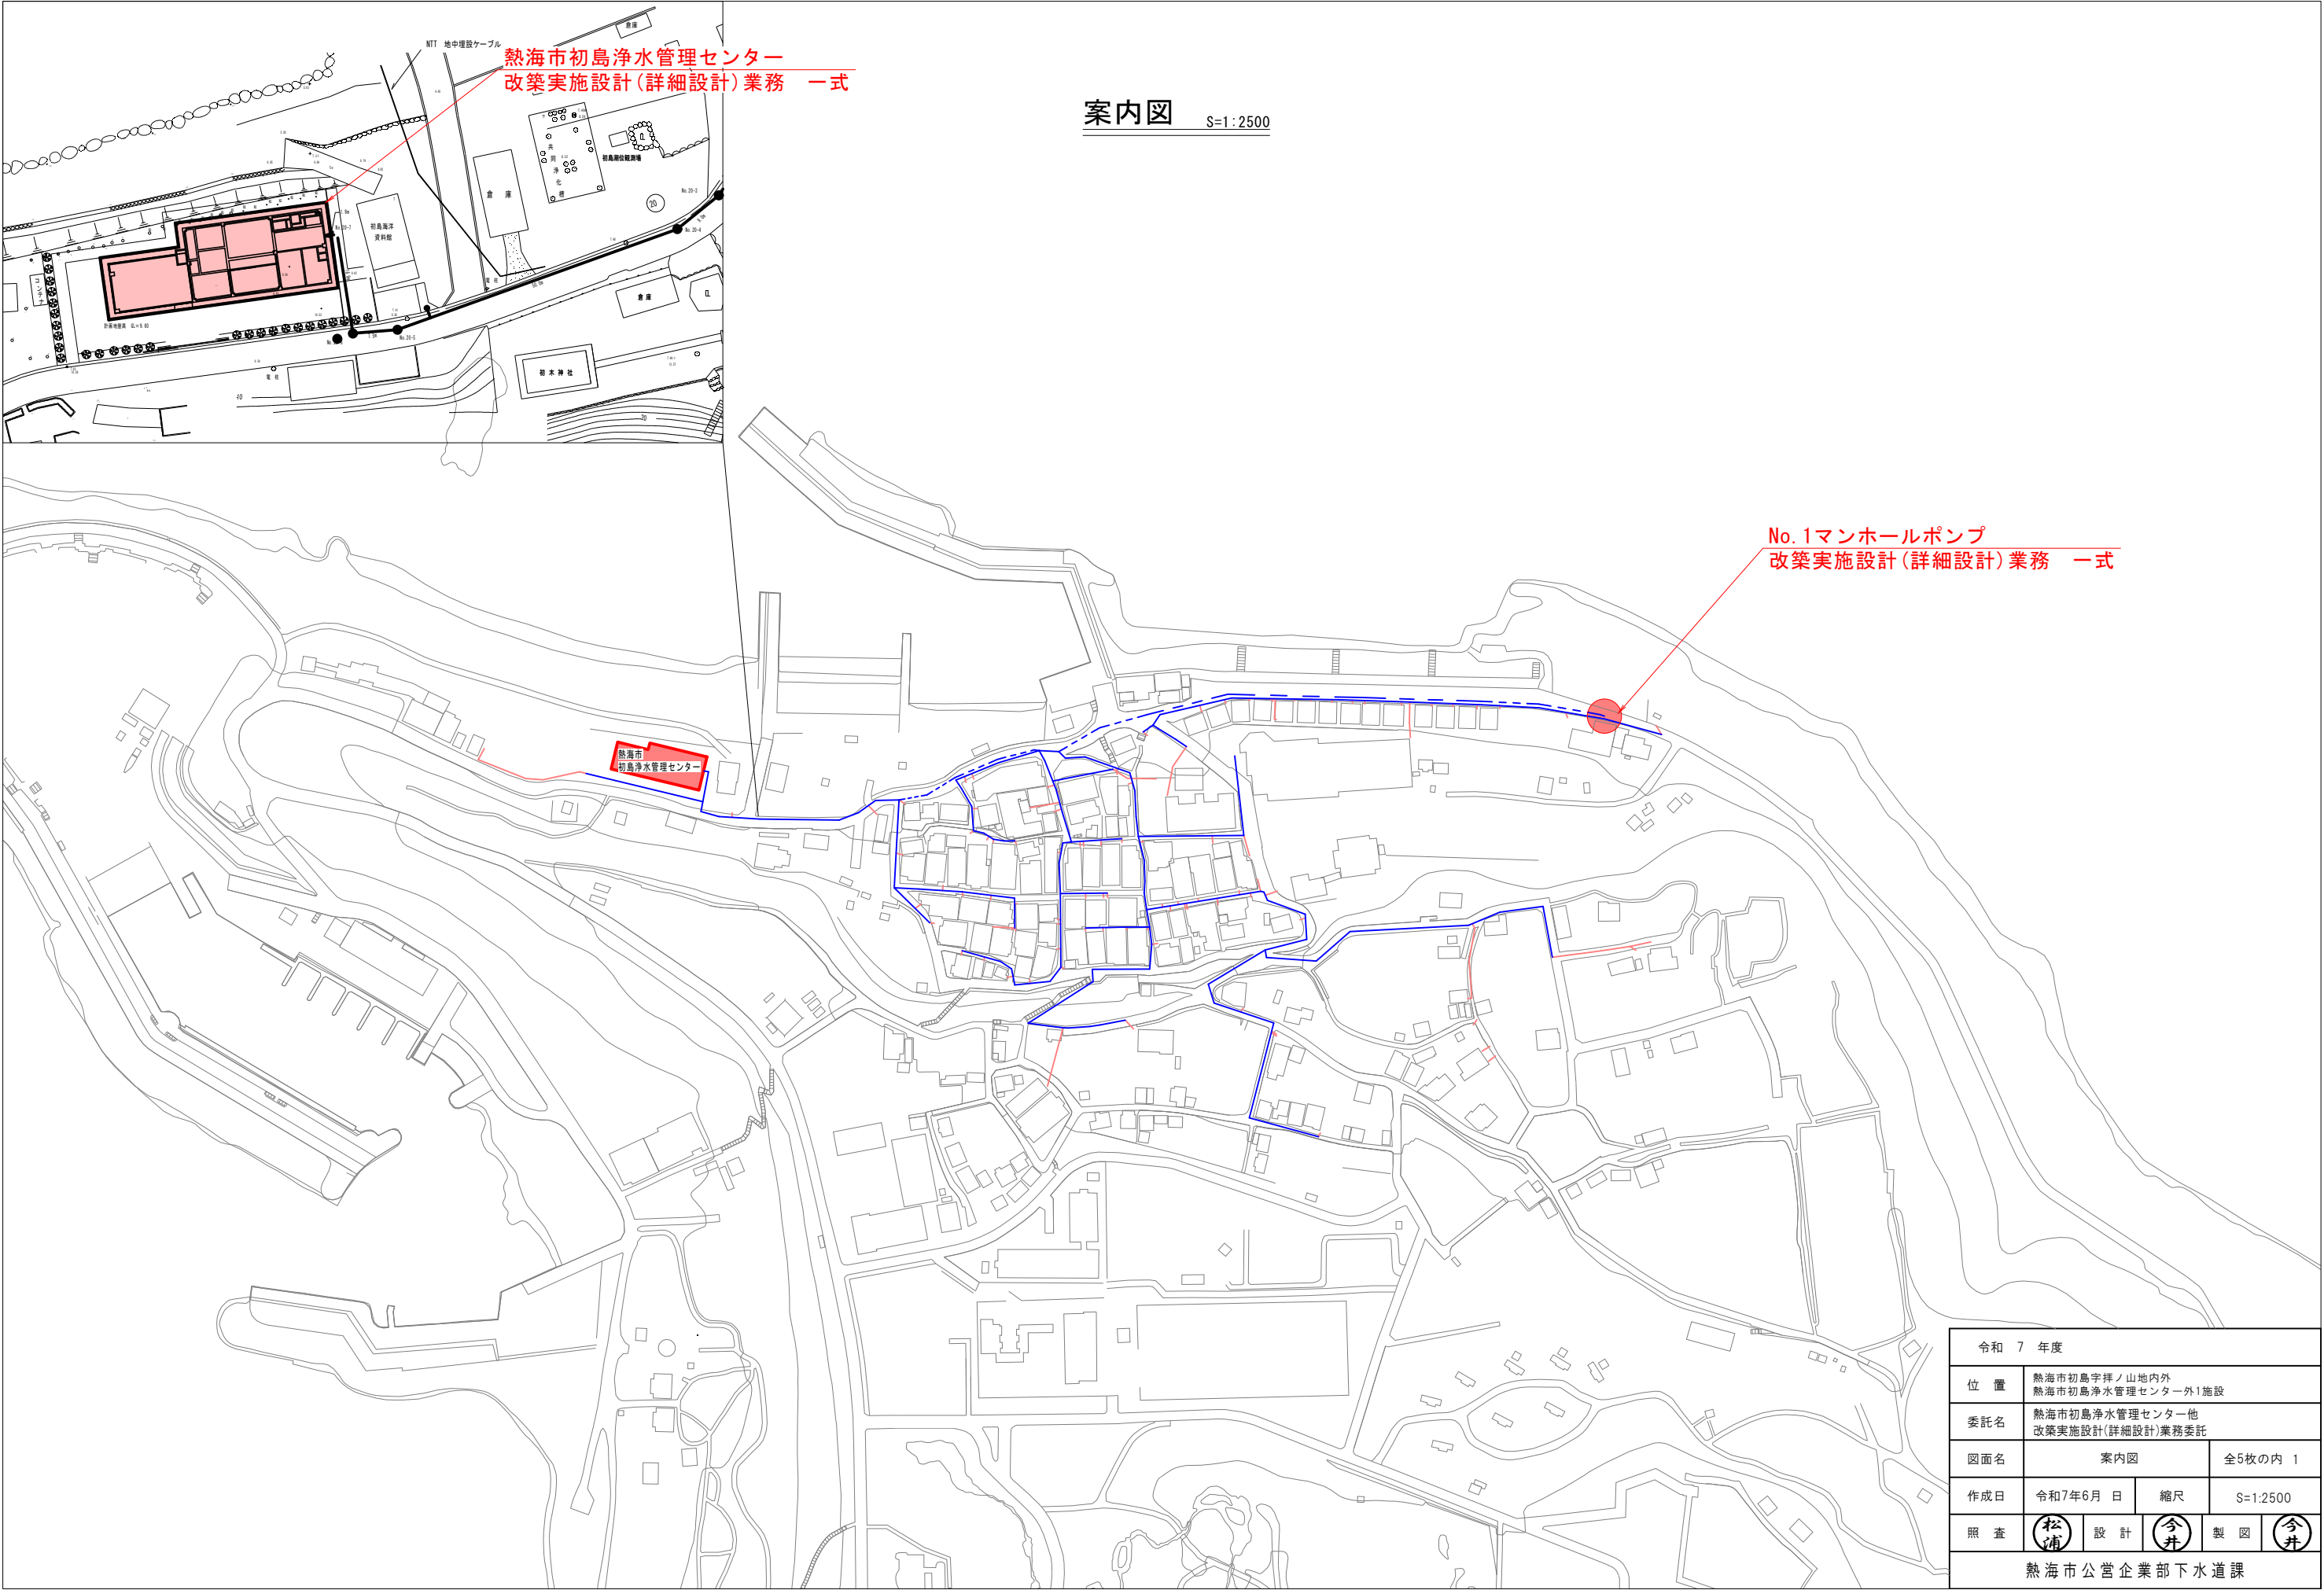


熱海市初島浄水管理センター
改築実施設計(詳細設計)業務 一式

案内図 S=1:2500

No. 1マンホールポンプ
改築実施設計(詳細設計)業務 一式

令和 7 年度			
位 置	熱海市初島字拝ノ山内外 熱海市初島浄水管理センター外1施設		
委託名	熱海市初島浄水管理センター他 改築実施設計(詳細設計)業務委託		
図面名	案内図	全5枚の内 1	
作成日	令和7年6月 日	縮尺	S=1:2500
照 査	松浦	設 計	今井
熱海市公営企業部下水道課			

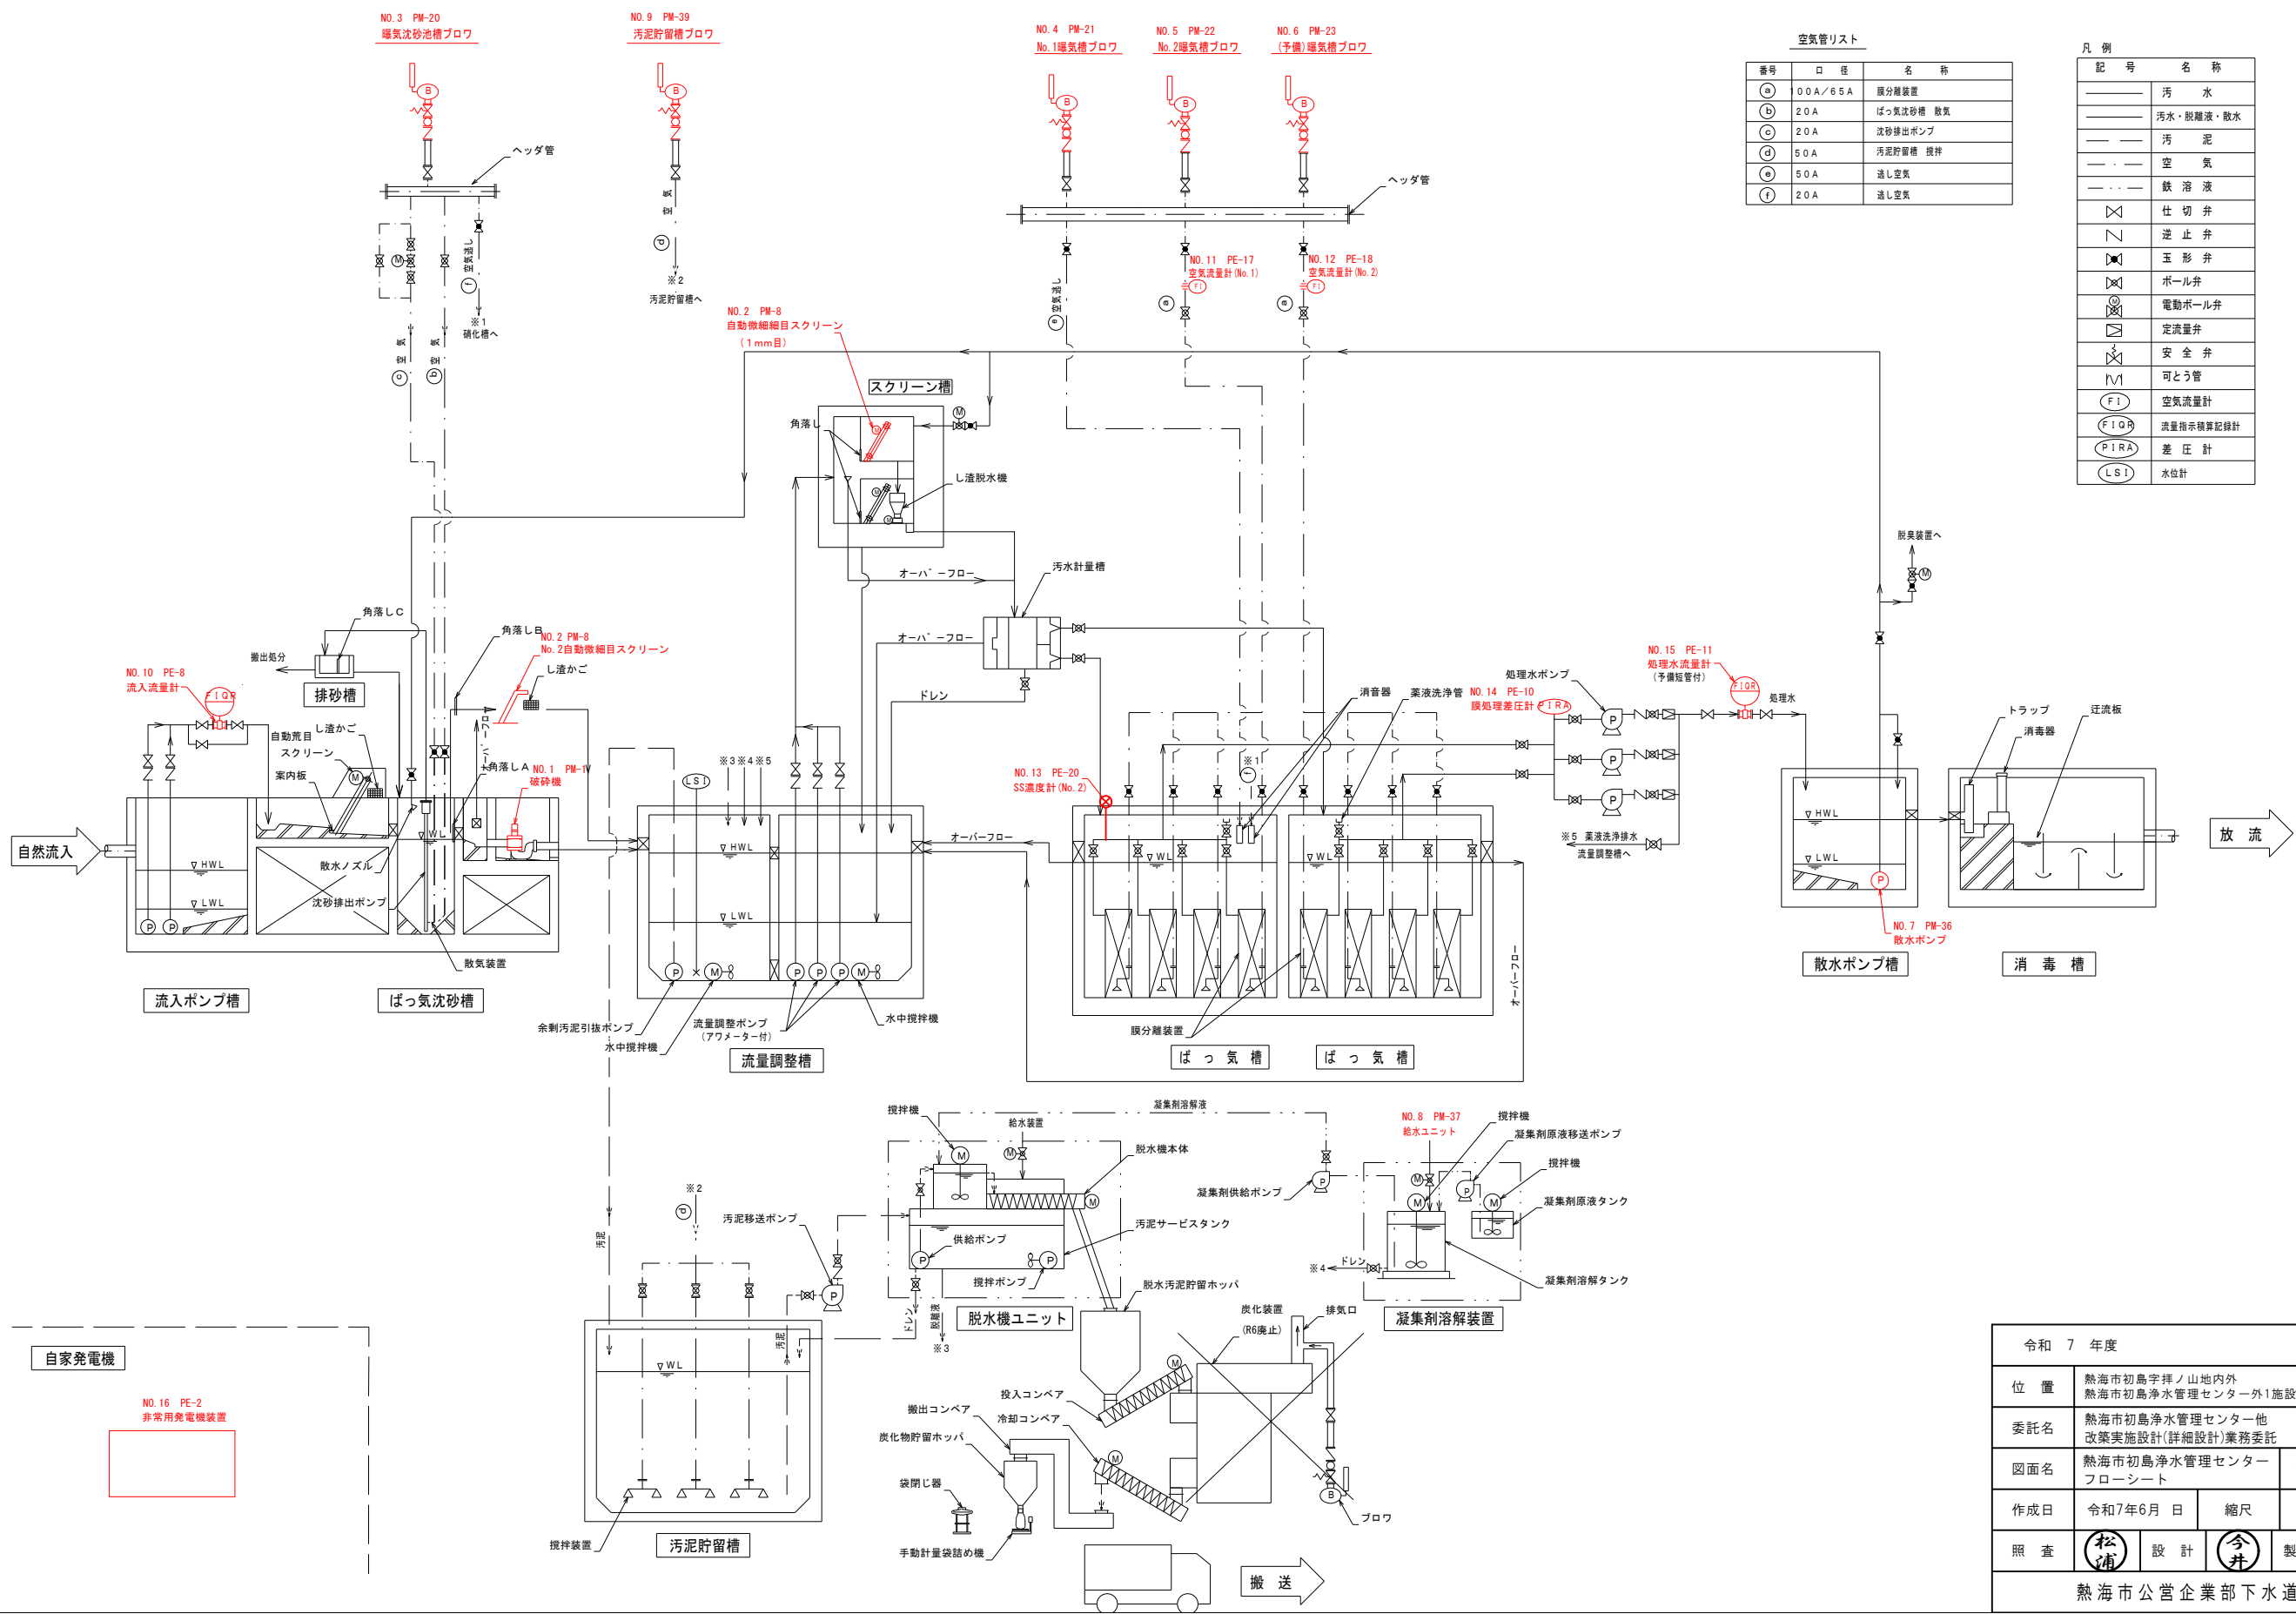


空気管リスト		
番号	口径	名称
(a)	00A/65A	膜分離装置
(b)	20A	ばっ気沈砂槽 散気
(c)	20A	沈砂排出ポンプ
(d)	50A	汚泥貯留槽 攪拌
(e)	50A	送し空気
(f)	20A	送し空気

記号	名称
—	汚水
—	汚水・脱離液・散水
—	汚泥
—	空気
—	鉄溶液
×	仕切弁
∇	逆止弁
⊗	玉形弁
⊕	ボール弁
⊙	電動ボール弁
⊠	定流量弁
⊞	安全弁
∩	可とう管
(FI)	空気流量計
(FIQR)	流量指示積算記録計
(PIRA)	差圧計
(LSI)	水位計


令和 7 年度			
位 置	熱海市初島字拝ノ山内外 熱海市初島浄水管理センター外1施設		
委託名	熱海市初島浄水管理センター他 改築実施設計(詳細設計)業務委託		
図面名	熱海市初島浄水管理センター フローシート		全5枚の内 2
作成日	令和7年6月 日	縮尺	No Scale
照 査	(松浦)	設 計	(今井)
熱海市公営企業部下水道課			

計測項目	流入流量計	流量調整槽水位	SS濃度計 No. 1	空気流量計 No. 1	空気流量計 No. 2	SS濃度計 No. 2	膜処理差圧計	処理水流量計
	計							
	測定範囲	0~150m ³ /h	0~6m	0~2000mg/L	0~700m ³ /h	0~700m ³ /h	0~2000mg/L	-100~+100kPa
	既設	1	1	1	1	1	1	1
	今回	0	0	<1>	0	0	0	0
全体	1	1	1	1	1	1	1	1
計装盤	通信機能付き積算記録計 〔機能〕 ・主要機器「監視」「警報」 ・計装機器「監視」「警報」 〔通報仕様〕 電話・FAX・モデム・Eメール <更新> DI A x1/0/1 FI A x1/0/1 FI A x1/0/1 DI A x1/0/1 PI A x1/0/1 FI A x1/0/1							
動力制御盤								


凡例	
記号	名 称
⊗	発信器
⊗	投込式レベル計
⊗	静電容量式レベル計
⊗	電極式レベルスイッチ
⊗	フリクト式レベルスイッチ
⊗	電磁流量計
⊗	オリフィス流量計
⊗	変換器・中継箱
F	流量
L	レベル
Z	調度
W	重量
N	回転数
A	警報設定器
J	指示計
C	調節計
r	比率
S	設定器
R	記録計
Q	積算計
D	濃度
P	圧力
⊗	乗算器
⊕	加算器
⊖	減算器
⊗	総和
ISO	アイソレータ
V	電圧電流変換器
V	電流電圧変換器
D	ディストリビュータ
HC	手動設定器
⊗	アレスタ

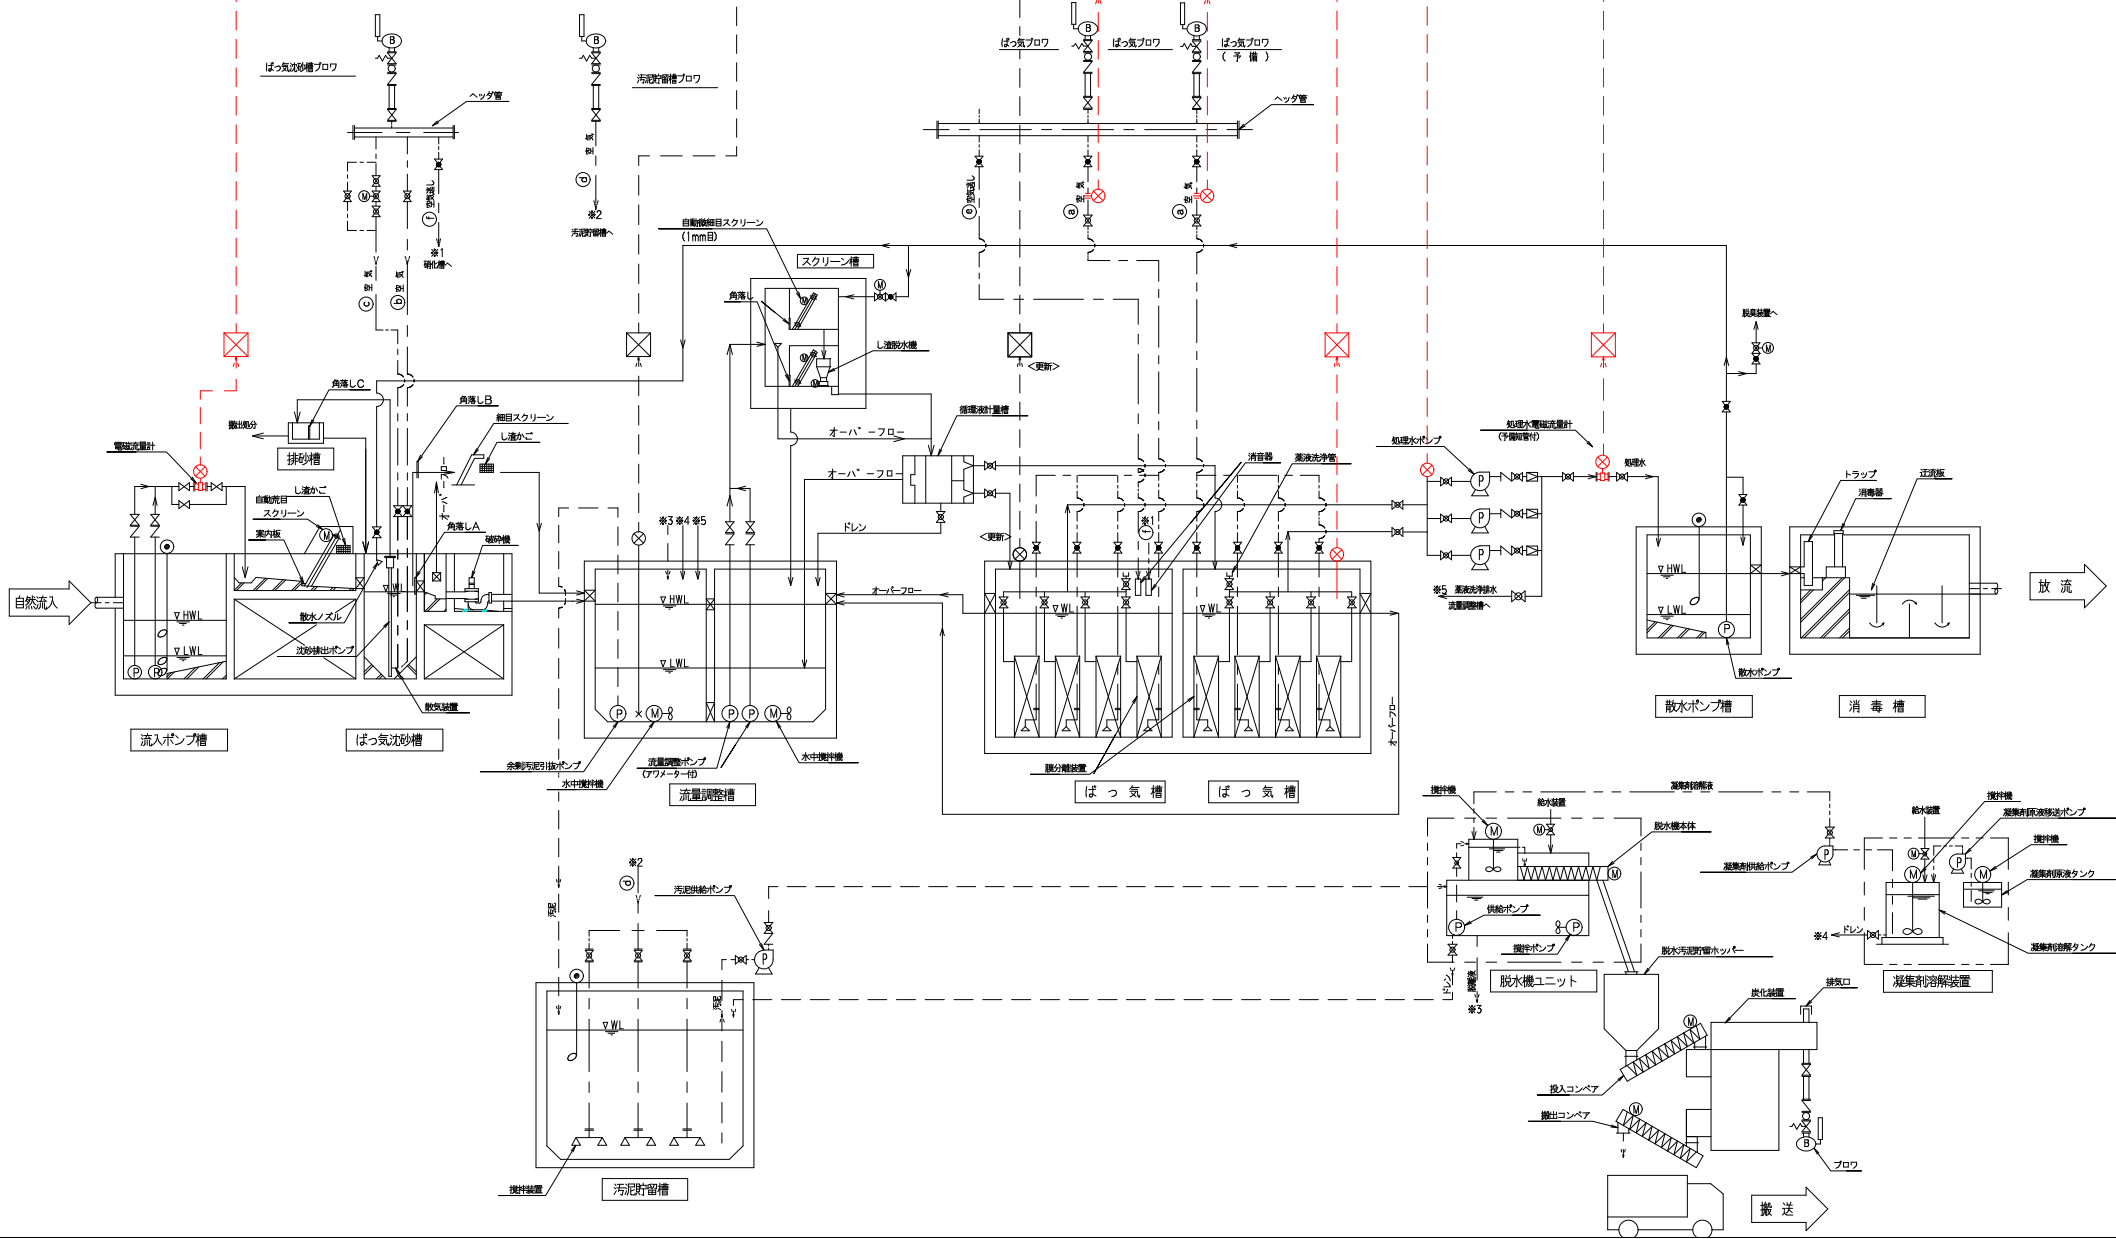

令和 7 年度			
位 置	熱海市初島字拜ノ山内外 熱海市初島浄水管理センター外1施設		
委託名	熱海市初島浄水管理センター他 改築実施設計(詳細設計)業務委託		
図面名	熱海市初島浄水管理センター 計装フローシート	全5枚の内 3	
作成日	令和7年6月 日	縮尺	No Scale
照 査	松浦	設 計	今井
熱海市公営企業部下水道課			

 

令和 7 年度				
位 置	熱海市初島字坪ノ山地内外 熱海市初島浄水管理センター外1施設			
委託名	熱海市初島浄水管理センター他 改築実施設計(詳細設計)業務委託			
図面名	熱海市初島浄水管理センター 上部平面図			全5枚の内 4
作成日	令和7年6月 日	縮尺	S=1:150	
照 査	松浦	設 計	今井	製 図 今井
熱海市公営企業部下水道課				

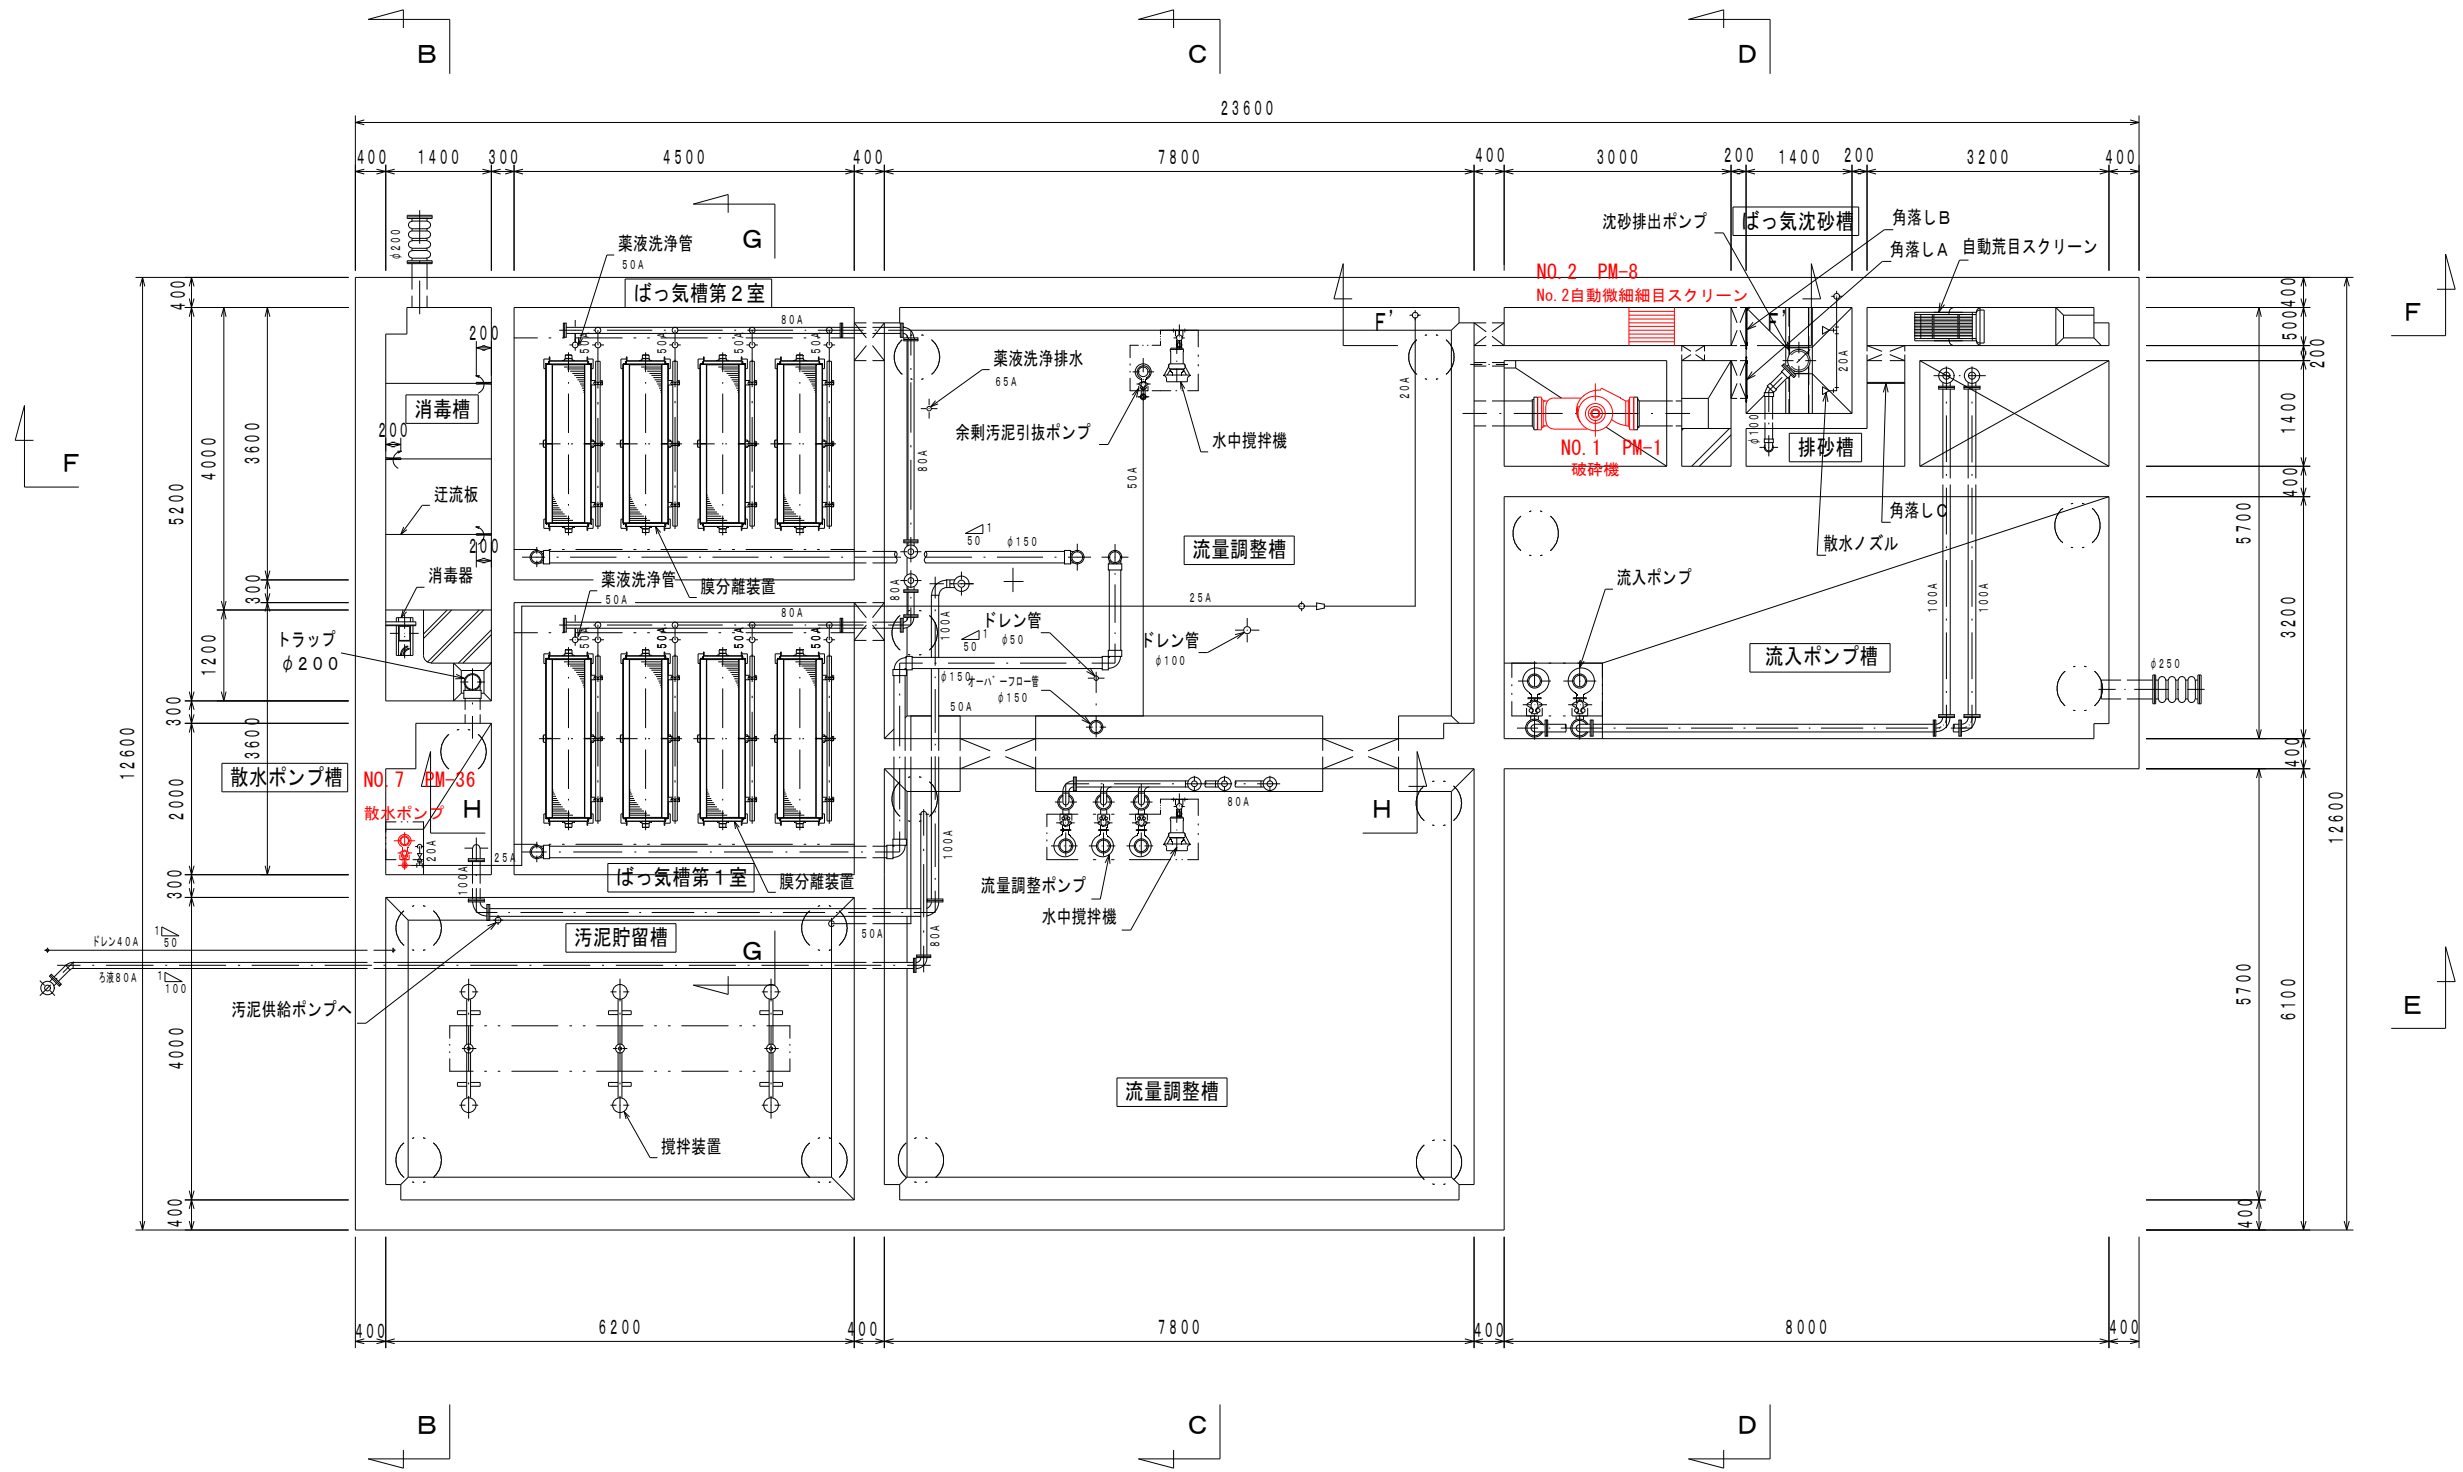

下部平面図 S=1/100

令和 7 年度				
位置	熱海市初島字拝ノ山内外 熱海市初島浄水管理センター外1施設			
委託名	熱海市初島浄水管理センター他 改築実施設計(詳細設計)業務委託			
図面名	熱海市初島浄水管理センター 下部平面図	全5枚の内 5		
作成日	令和7年6月 日	縮尺	S=1:100	
照査	松浦	設計	今井	製図 今井
熱海市公営企業部下水道課				