


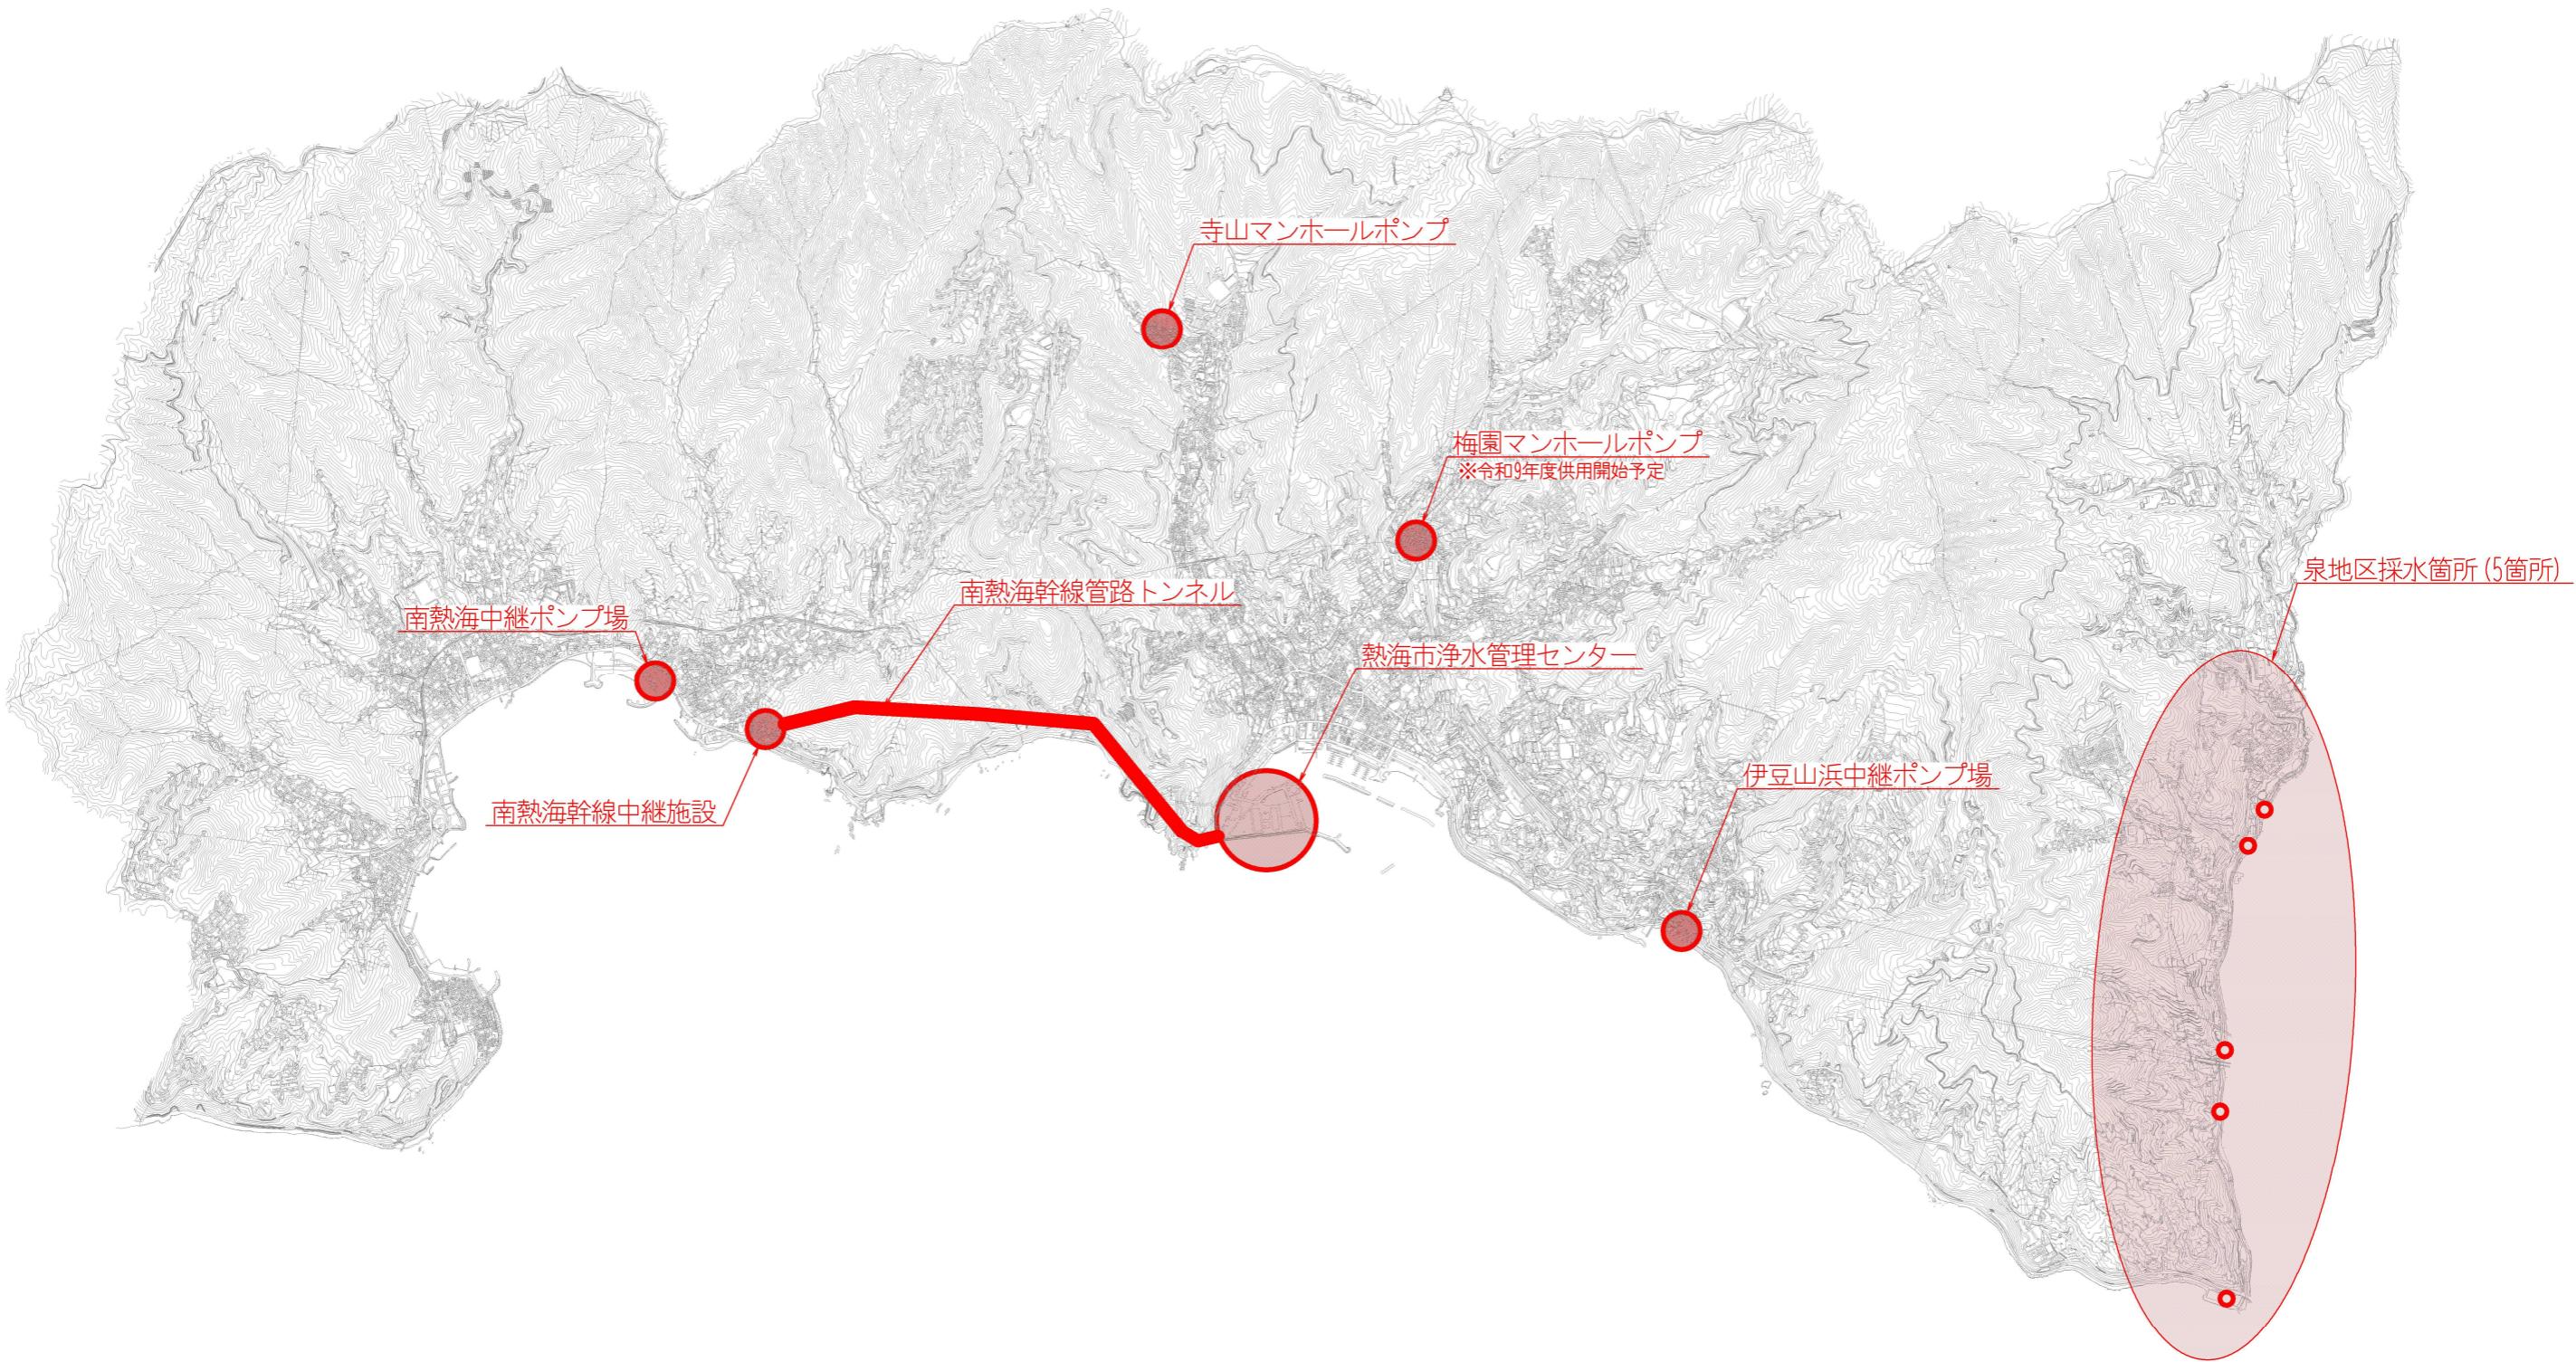


位 置 図

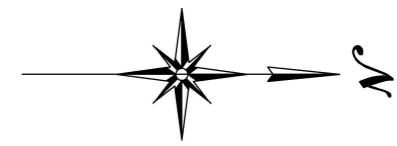


令和 7 年度		
位 置	熱海市和田浜南町1694-29 热海市净水管理センター外7施設	
委託名	热海市净水管理センター等運転管理業務委託	
図面名	位置図	全17枚の内 1
作成日	令和7年11月 日	縮尺 1/40000
照 査	(松浦) 設計 (今井)	製 図 (今井)
热海市公営企業部下水道課		

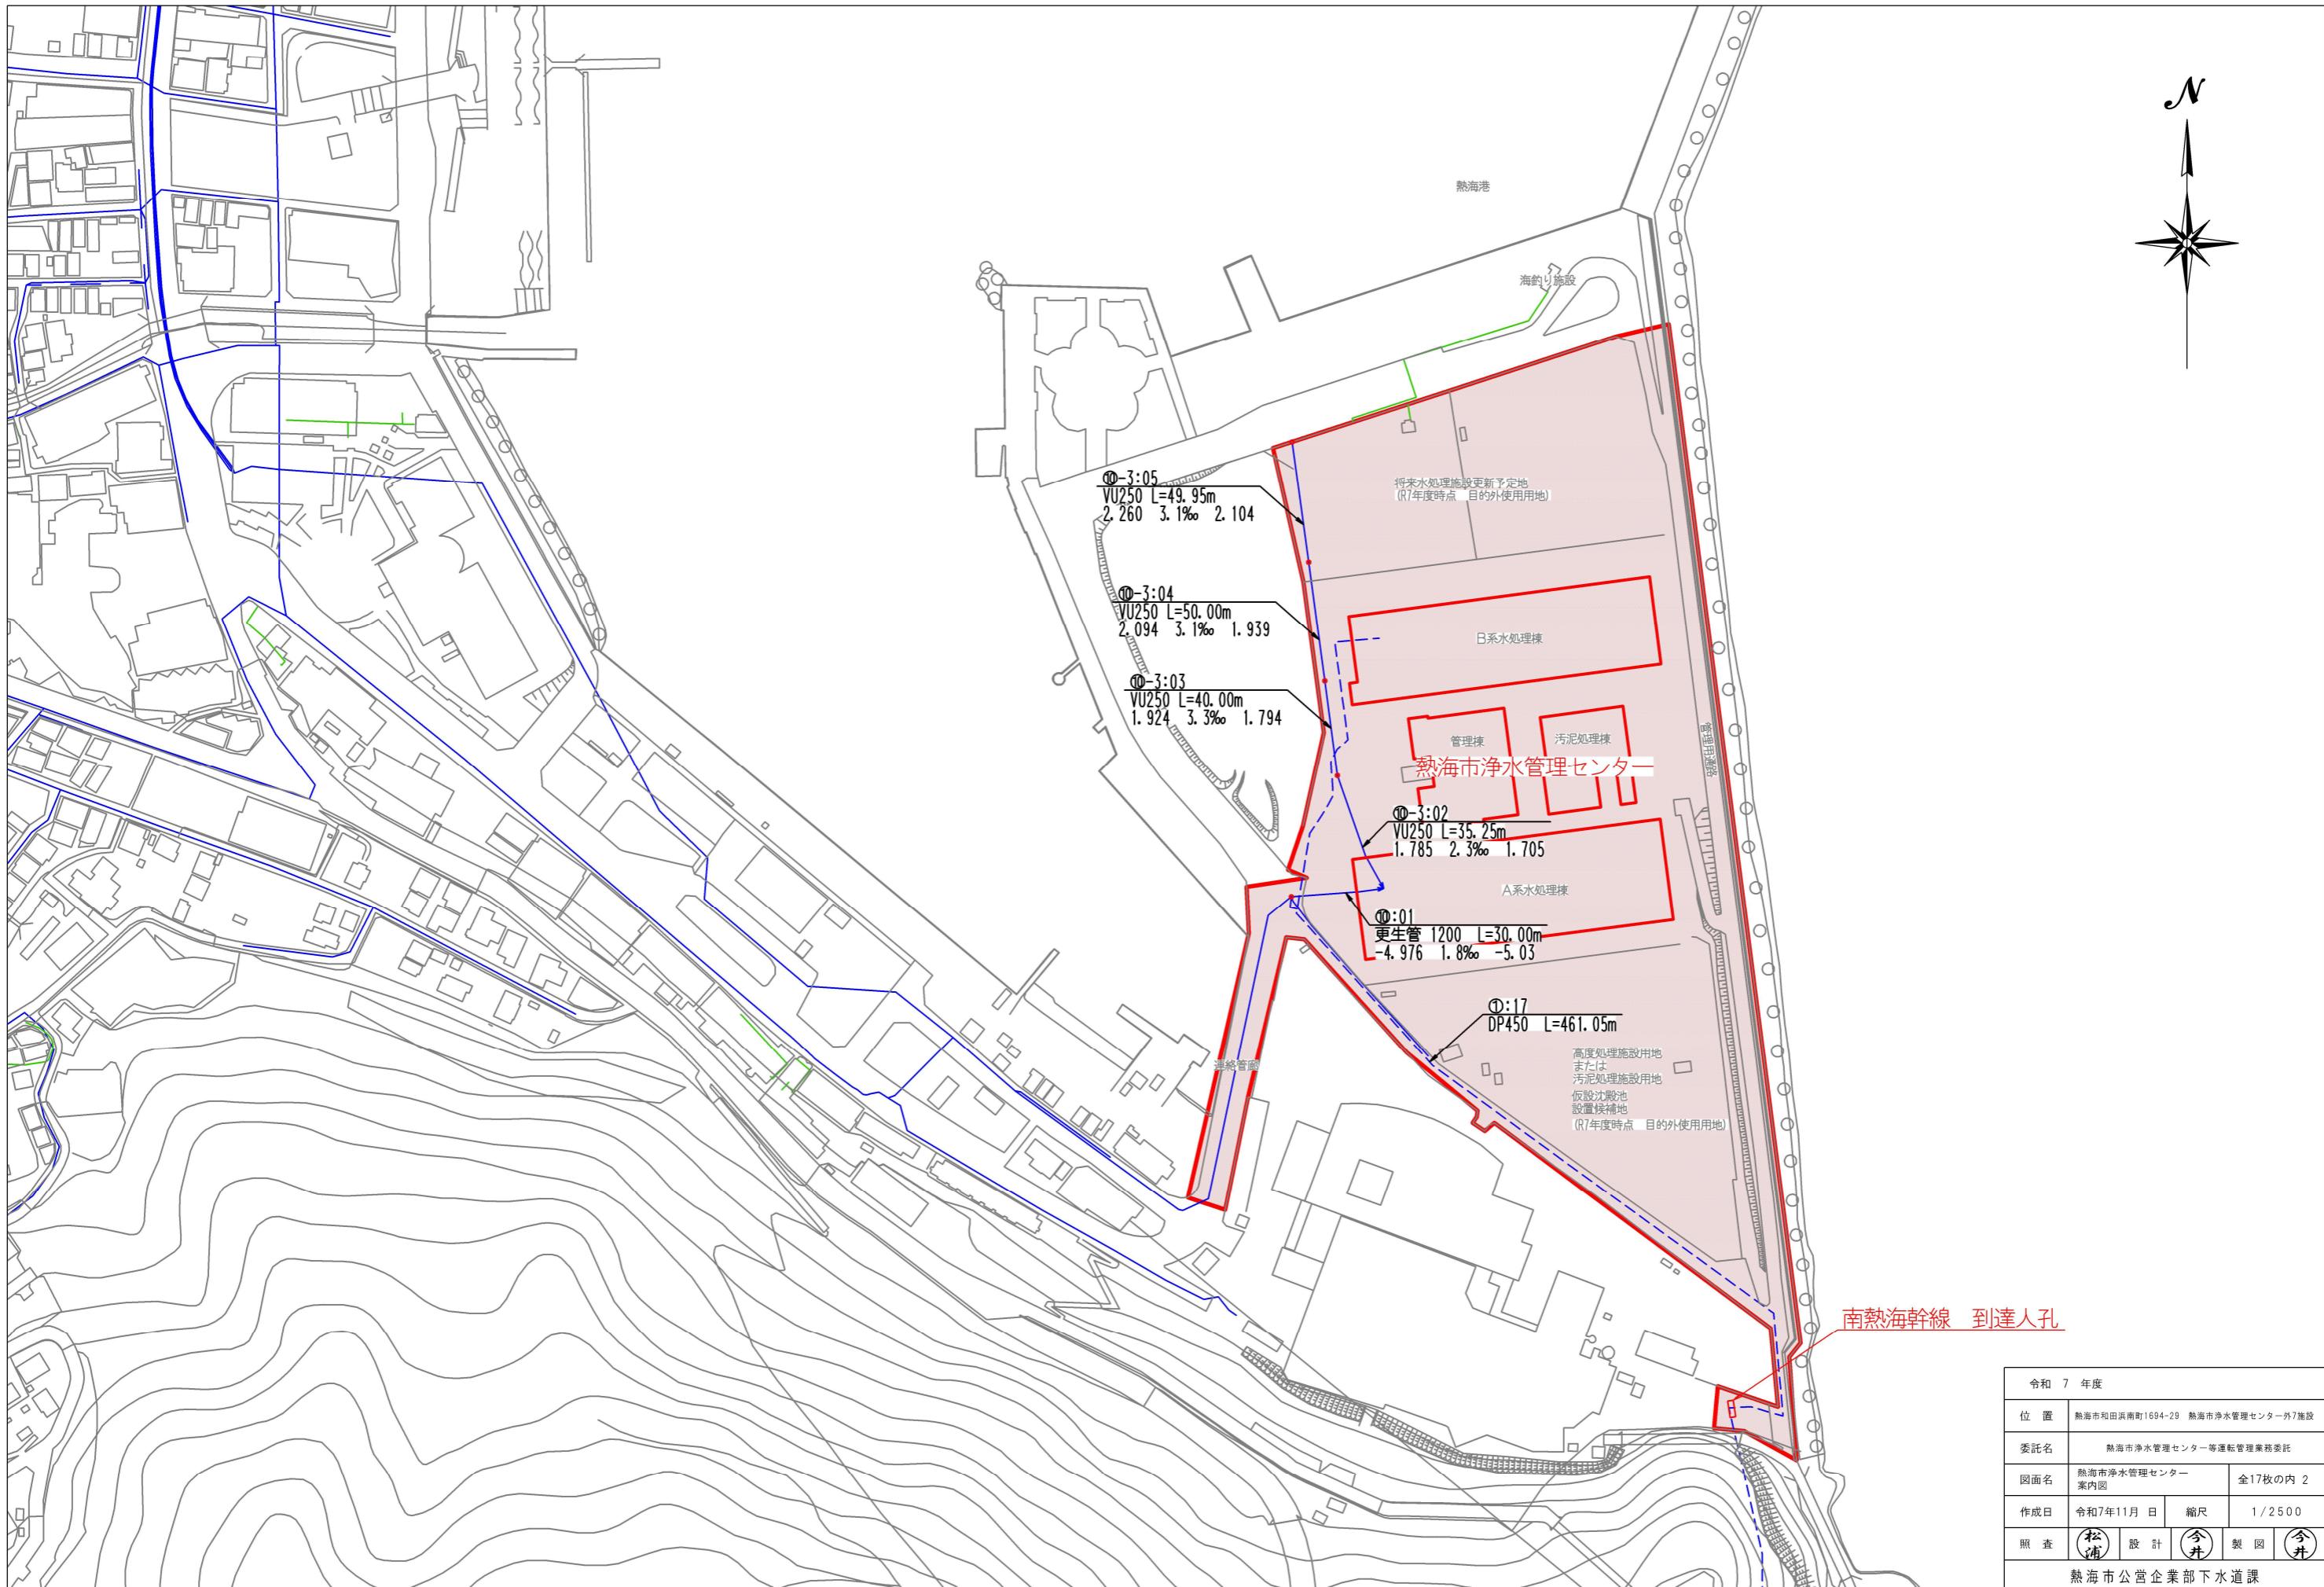

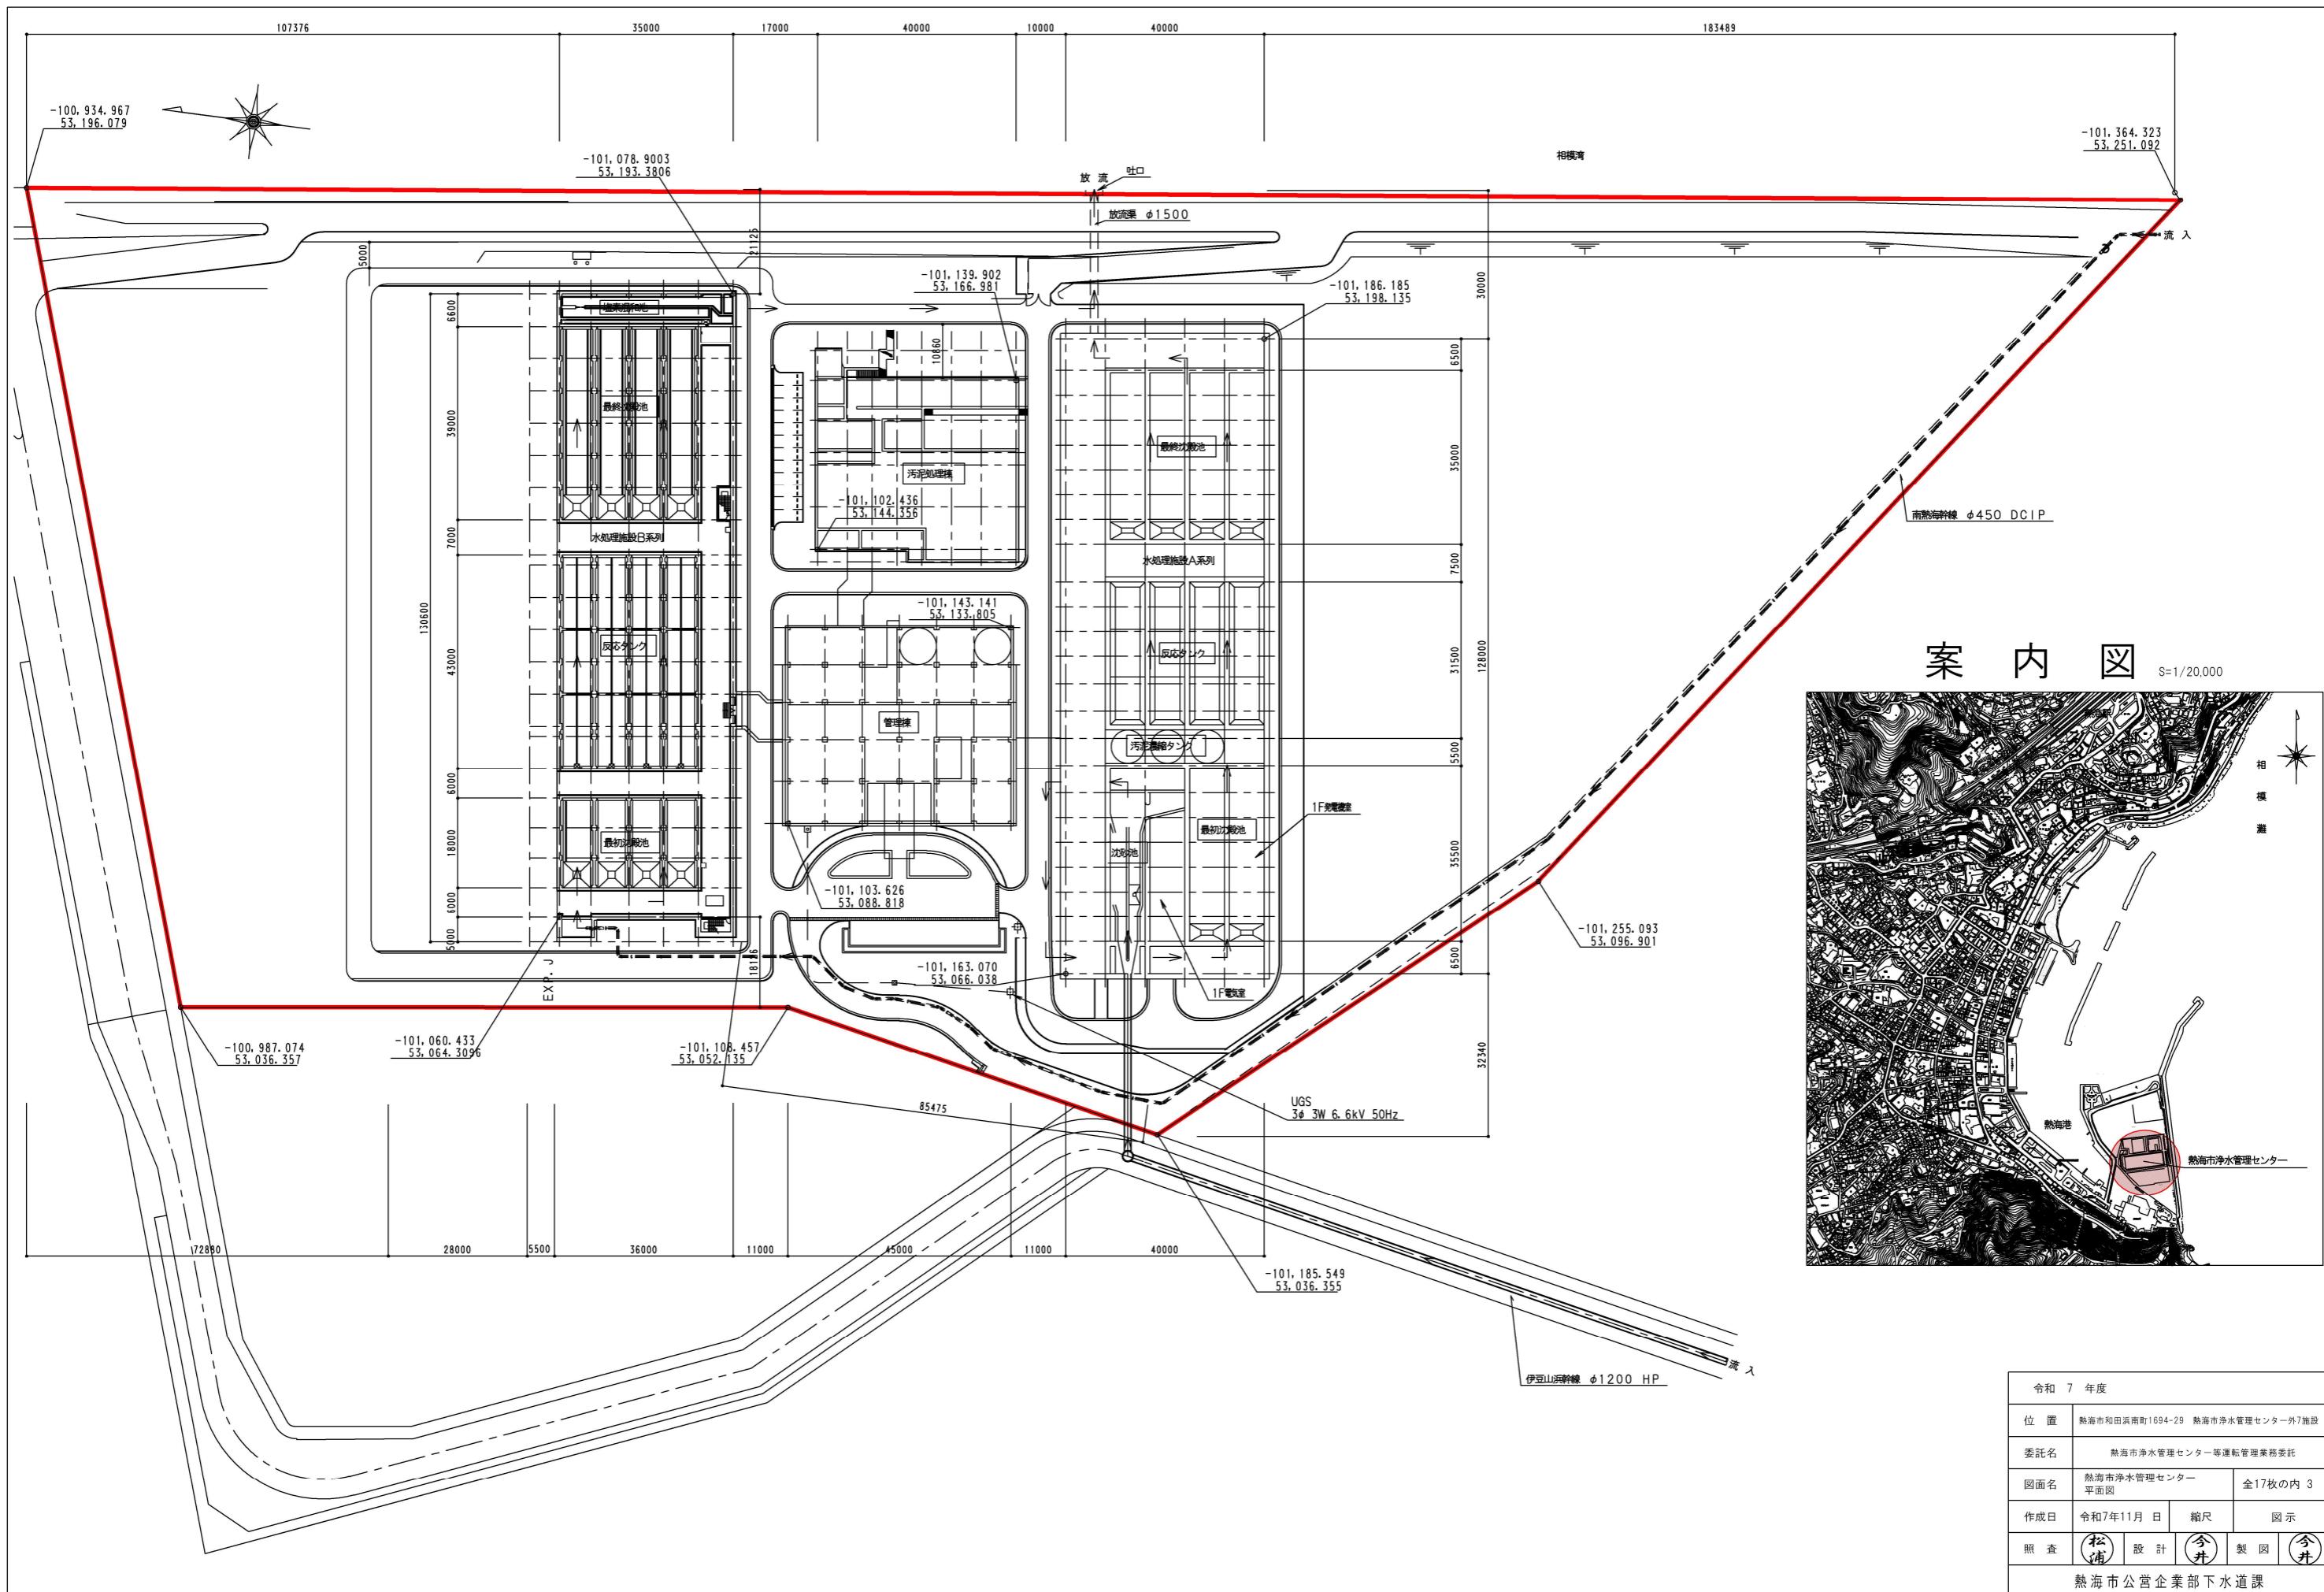


A系水処理棟 水位関係図

S=NON

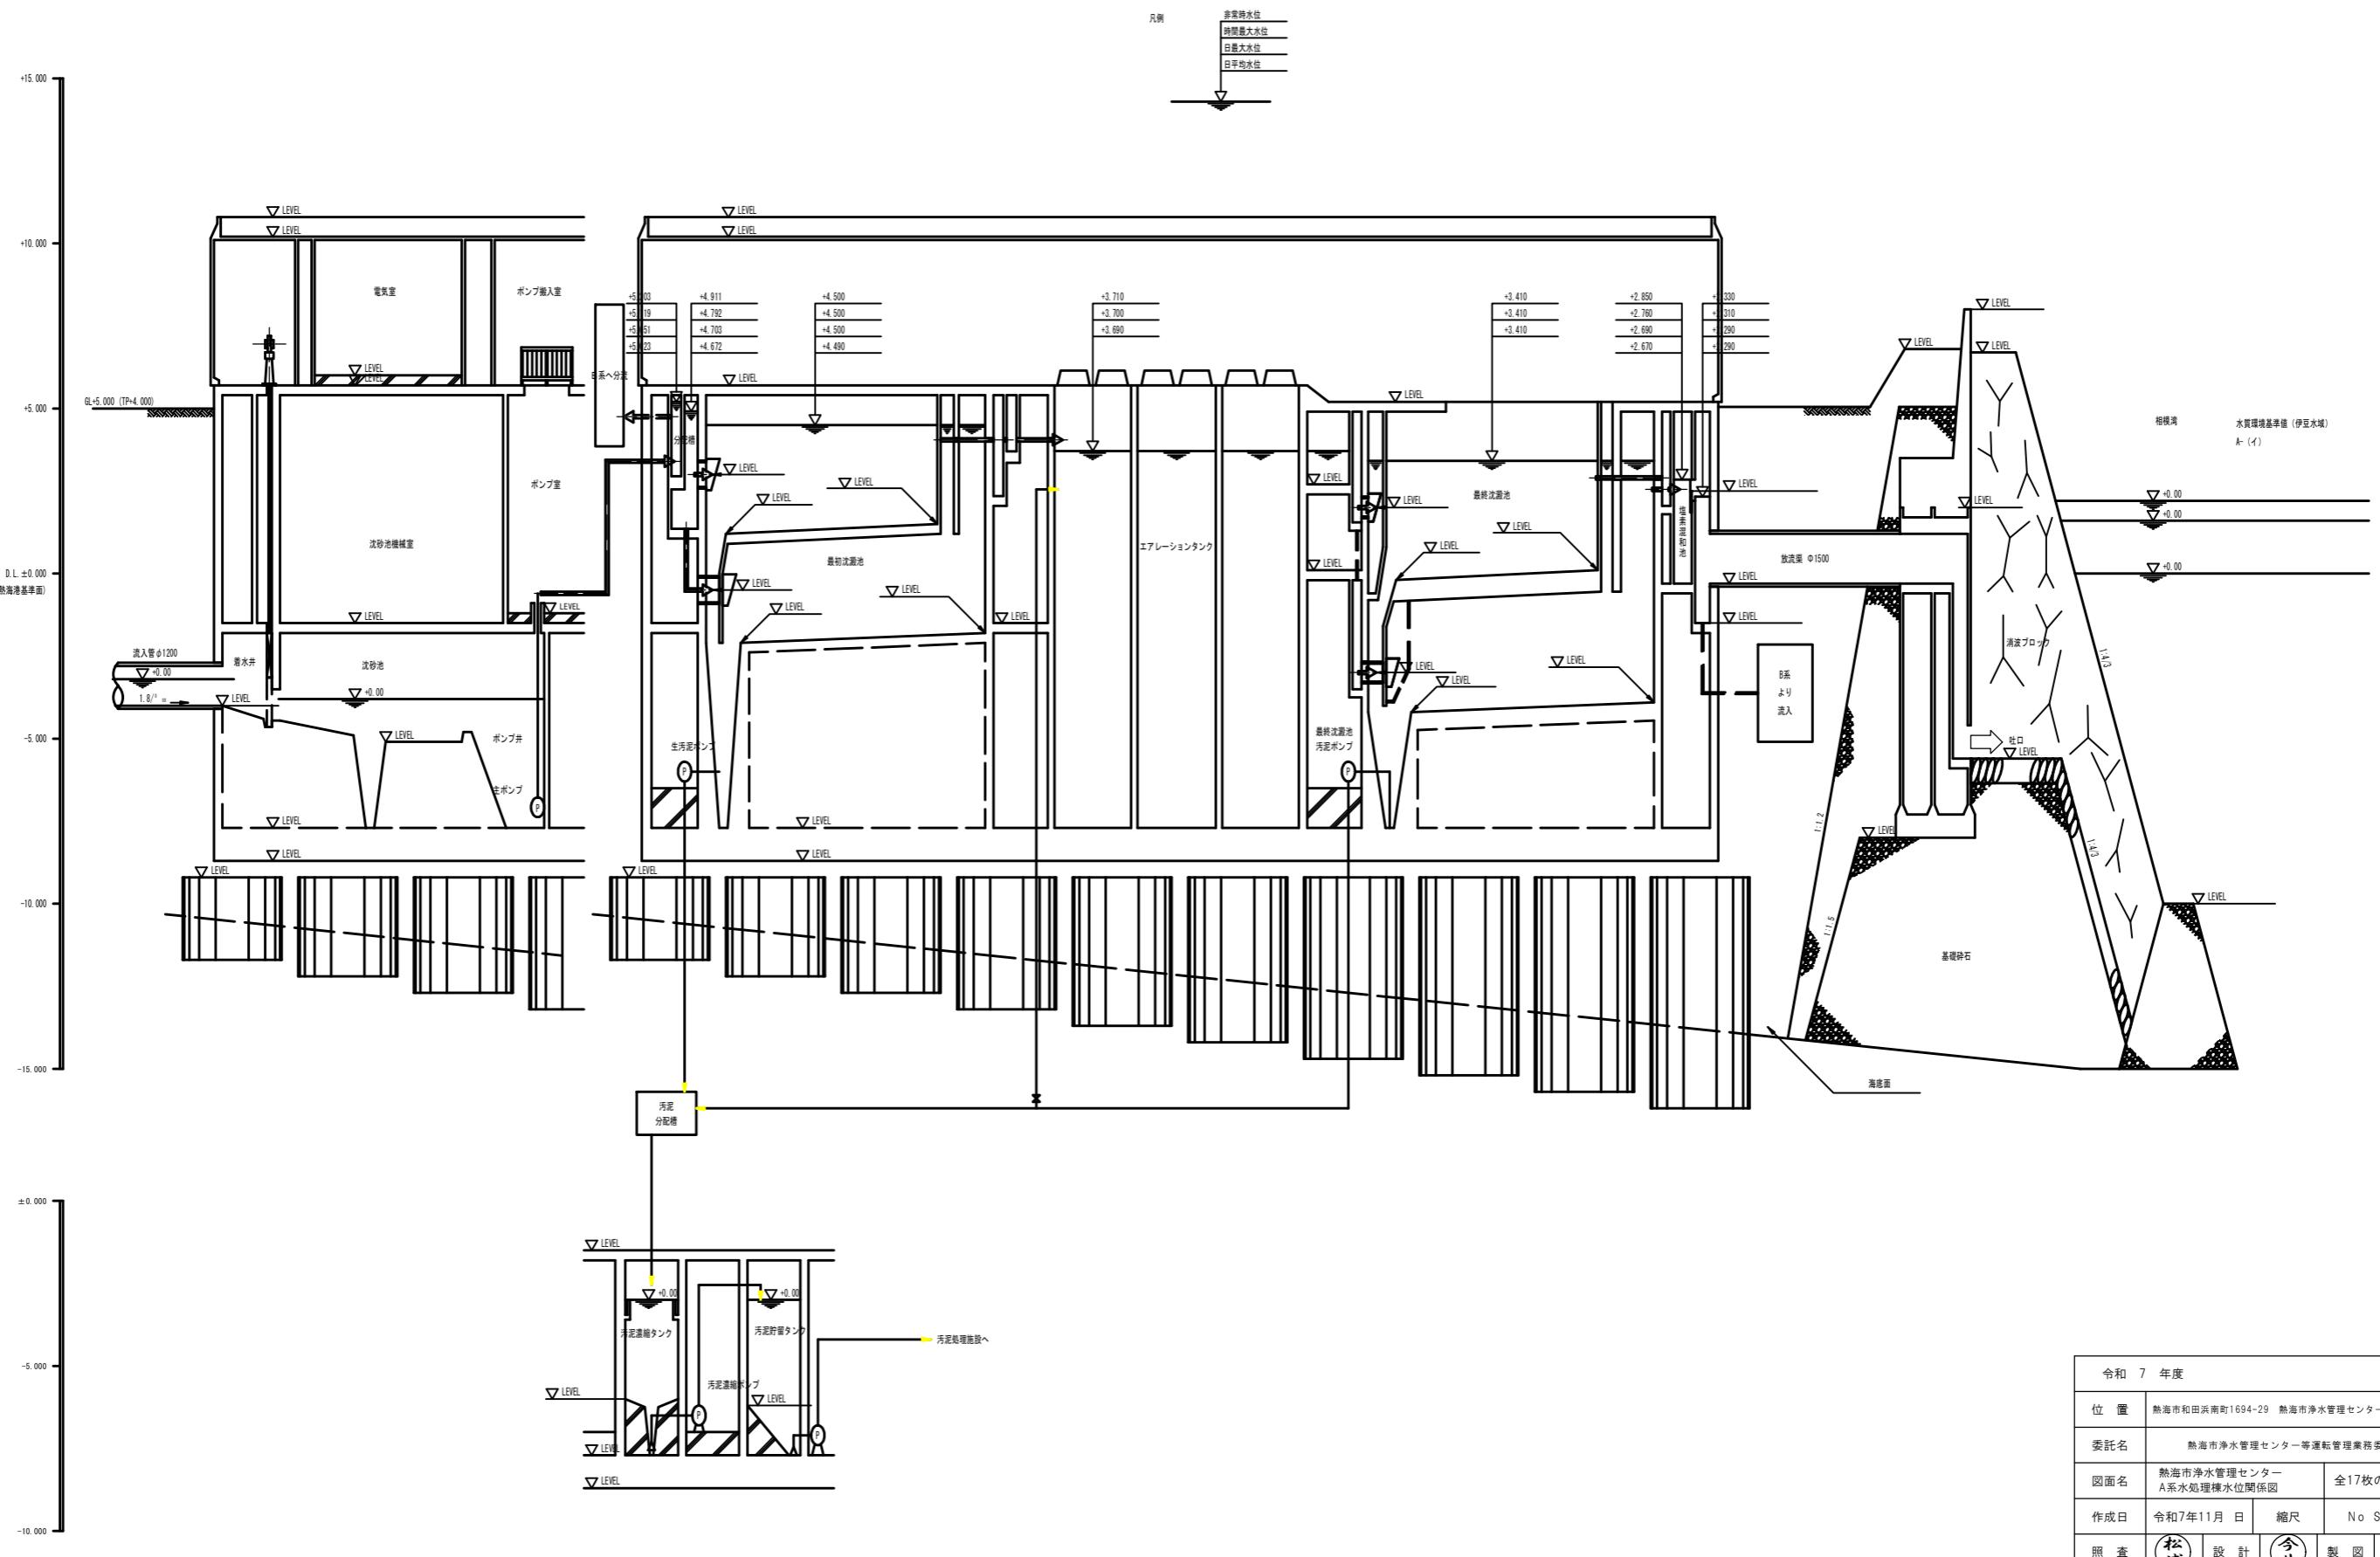

令和 7 年度				
位 置	熱海市和田浜南町1694-29 热海市淨水管理センター外7施設			
委託名	熱海市淨水管理センター等運転管理業務委託			
図面名	熱海市淨水管理センター A系水処理棟水位関係図		全17枚の内 4	
作成日	令和7年11月 日	縮 尺	No Scale	
照 査	(松浦)	設 計	(今井)	製 図
熱海市公営企業部下水道課				


B系水処理棟 水位関係図
S=NONE

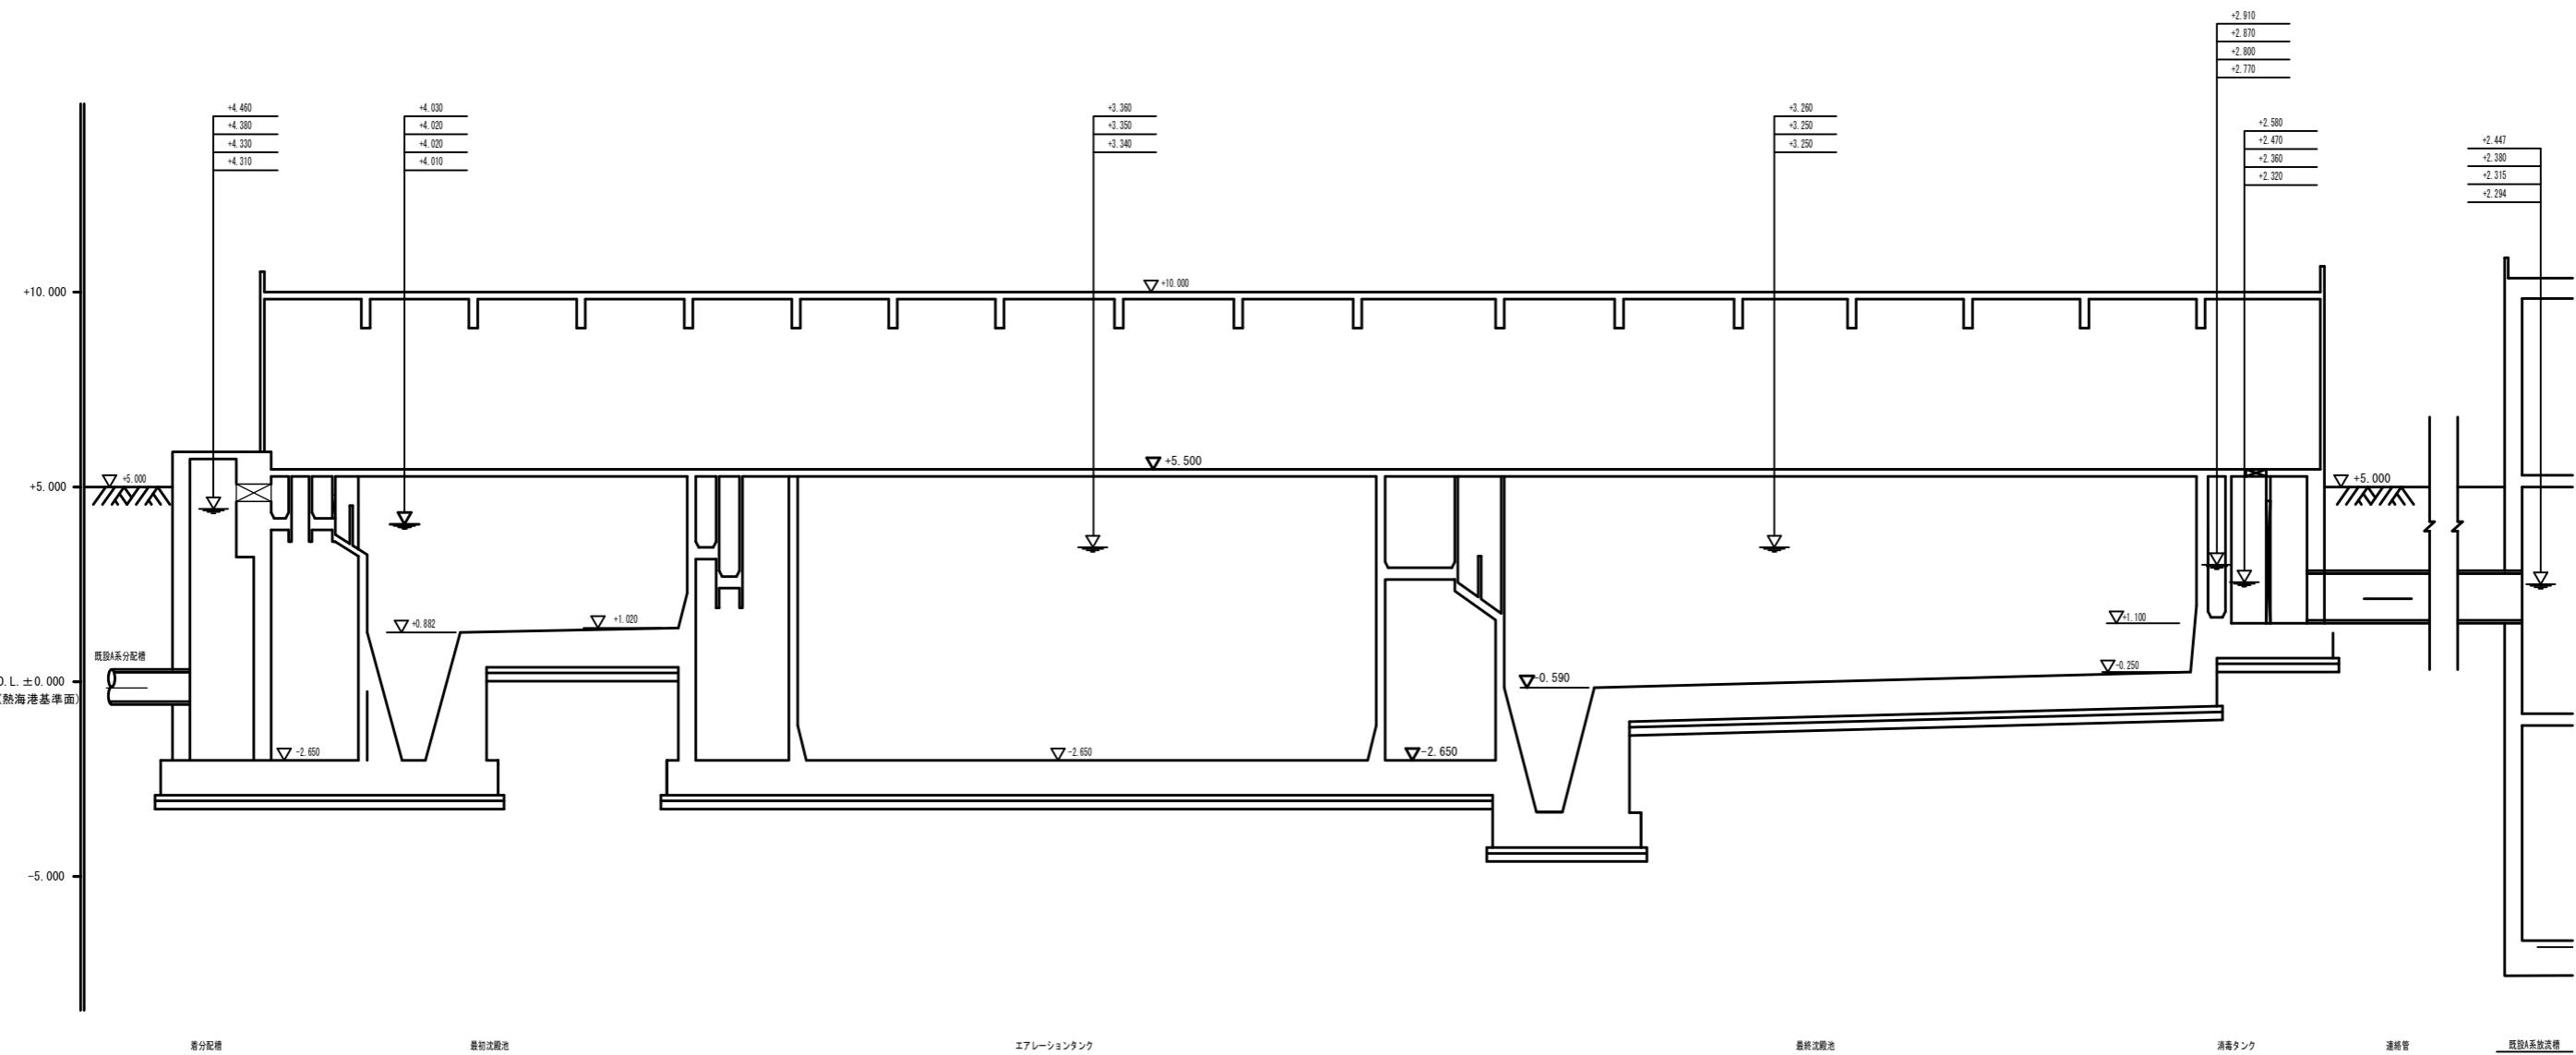


01: 排便最大汚水量	04: 非常時汚水量
02: 便器最大汚水量	03: 非常時汚水量
01: 白平均汚水量	02: 日最大汚水量
	01: 日平均汚水量


令和 7 年度		
位 置	熱海市和田浜南町1694-29 热海市淨水管理センター外7施設	
委託名	热海市淨水管理センター等運転管理業務委託	
図面名	热海市淨水管理センター B系水処理棟水位関係図	
作成日	令和7年11月 日	縮尺
照 査	(松浦)	設計 (今井) 製図 (今井)
热海市公営企業部下水道課		



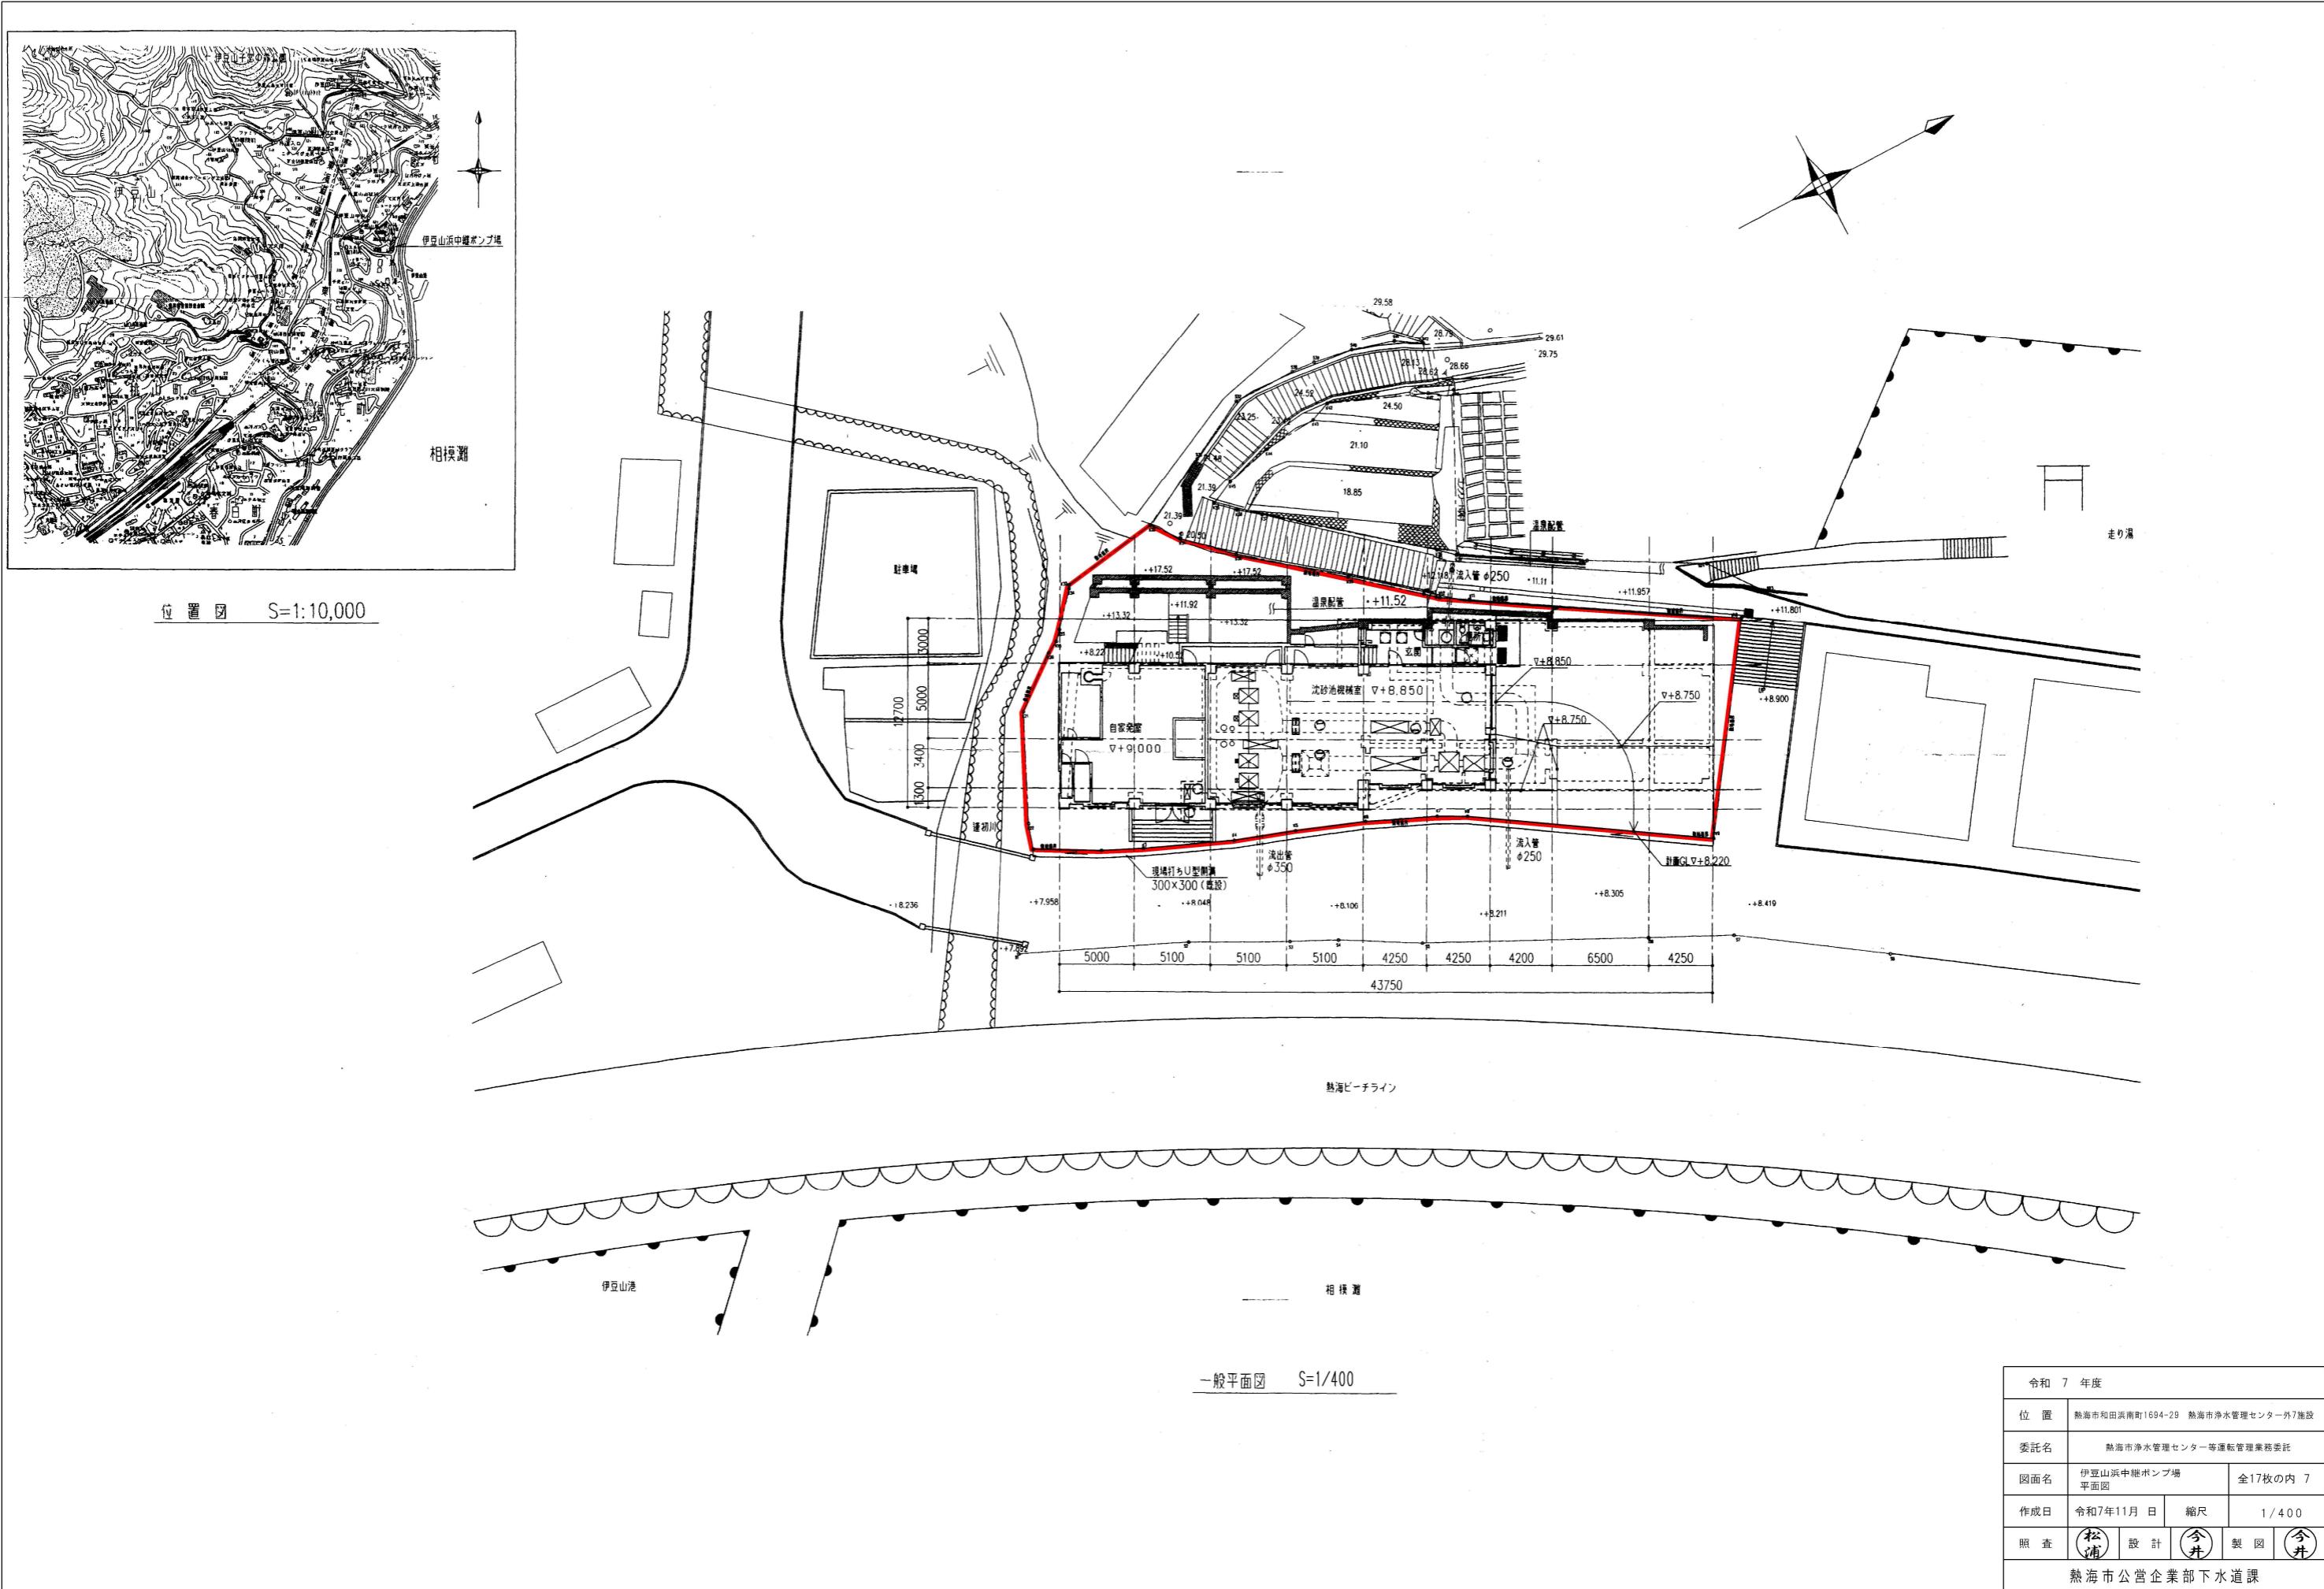

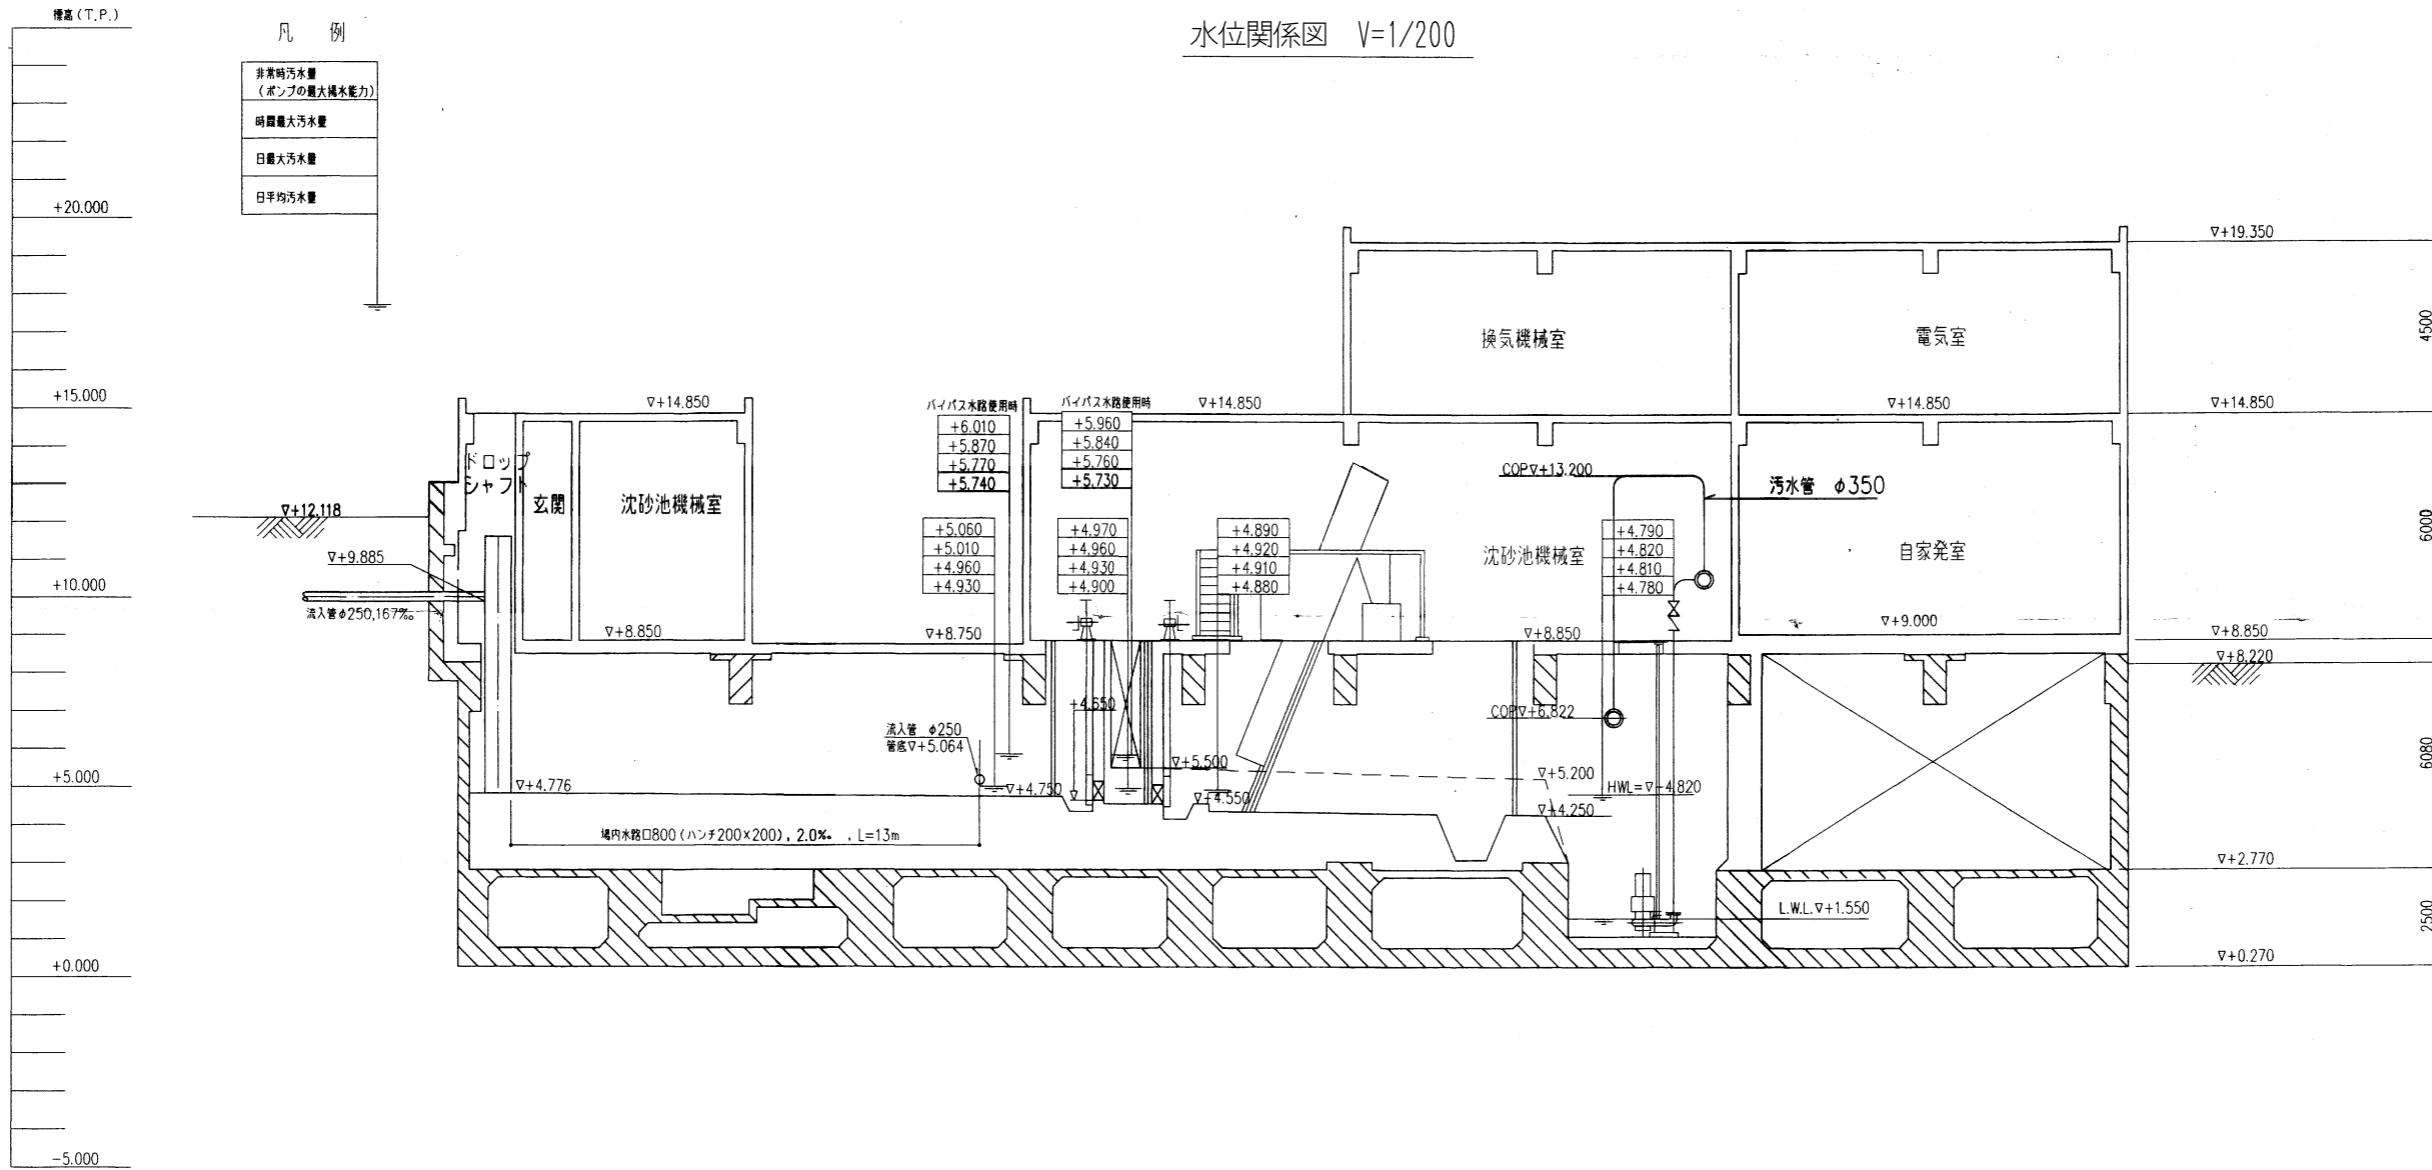


令和 7 年度	
位 置	熱海市和田浜南町1694-29 热海市淨水管管理センター外7施設
委託名	热海市淨水管管理センター等運転管理業務委託
図面名	伊豆山浜中継ポンプ場 水位関係図
作成日	令和7年11月 日
照 査	松浦 設計 今井 製図 今井
热海市公営企業部下水道課	

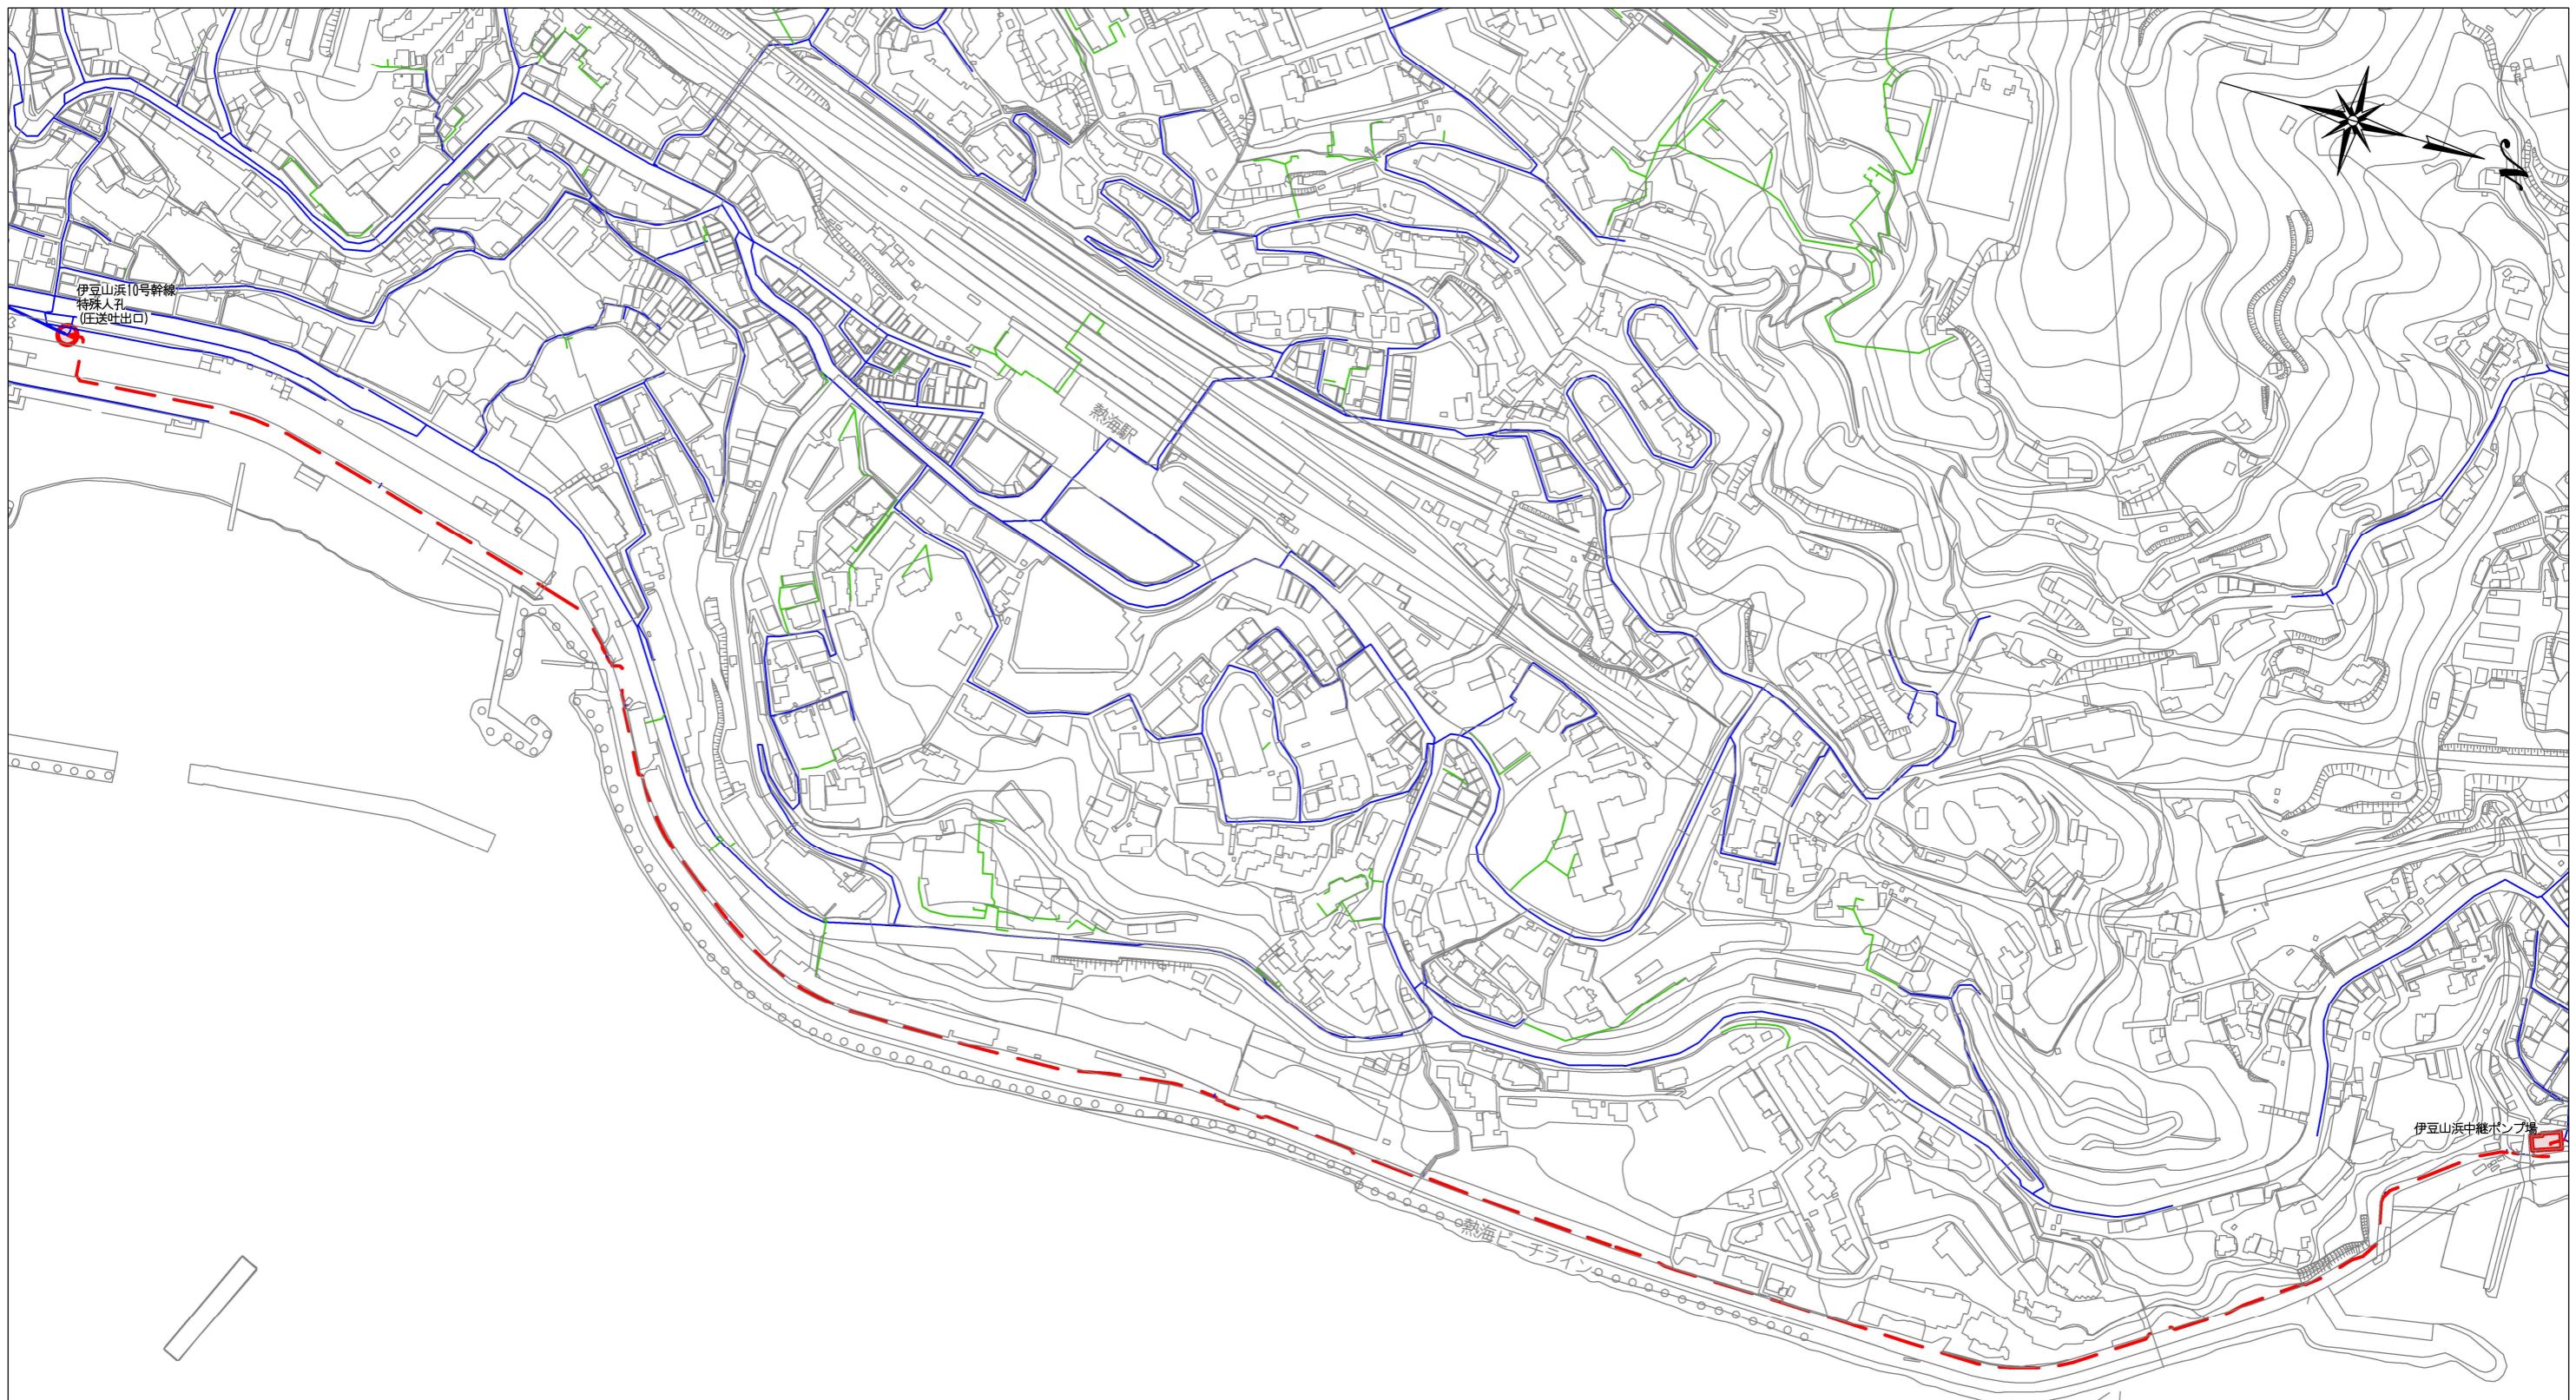


令和 7 年度	
位 置	熱海市和田浜南町1694-29 热海市净水管理センター外7施設
委託名	热海市净水管理センター等運転管理業務委託
図面名	伊豆山浜中継ポンプ場 庄送経路図
作成日	令和7年11月 日
縮 尺	1 / 4500
照 査	(松浦) 設計 (今井) 製図 (今井)
热海市公営企業部下水道課	




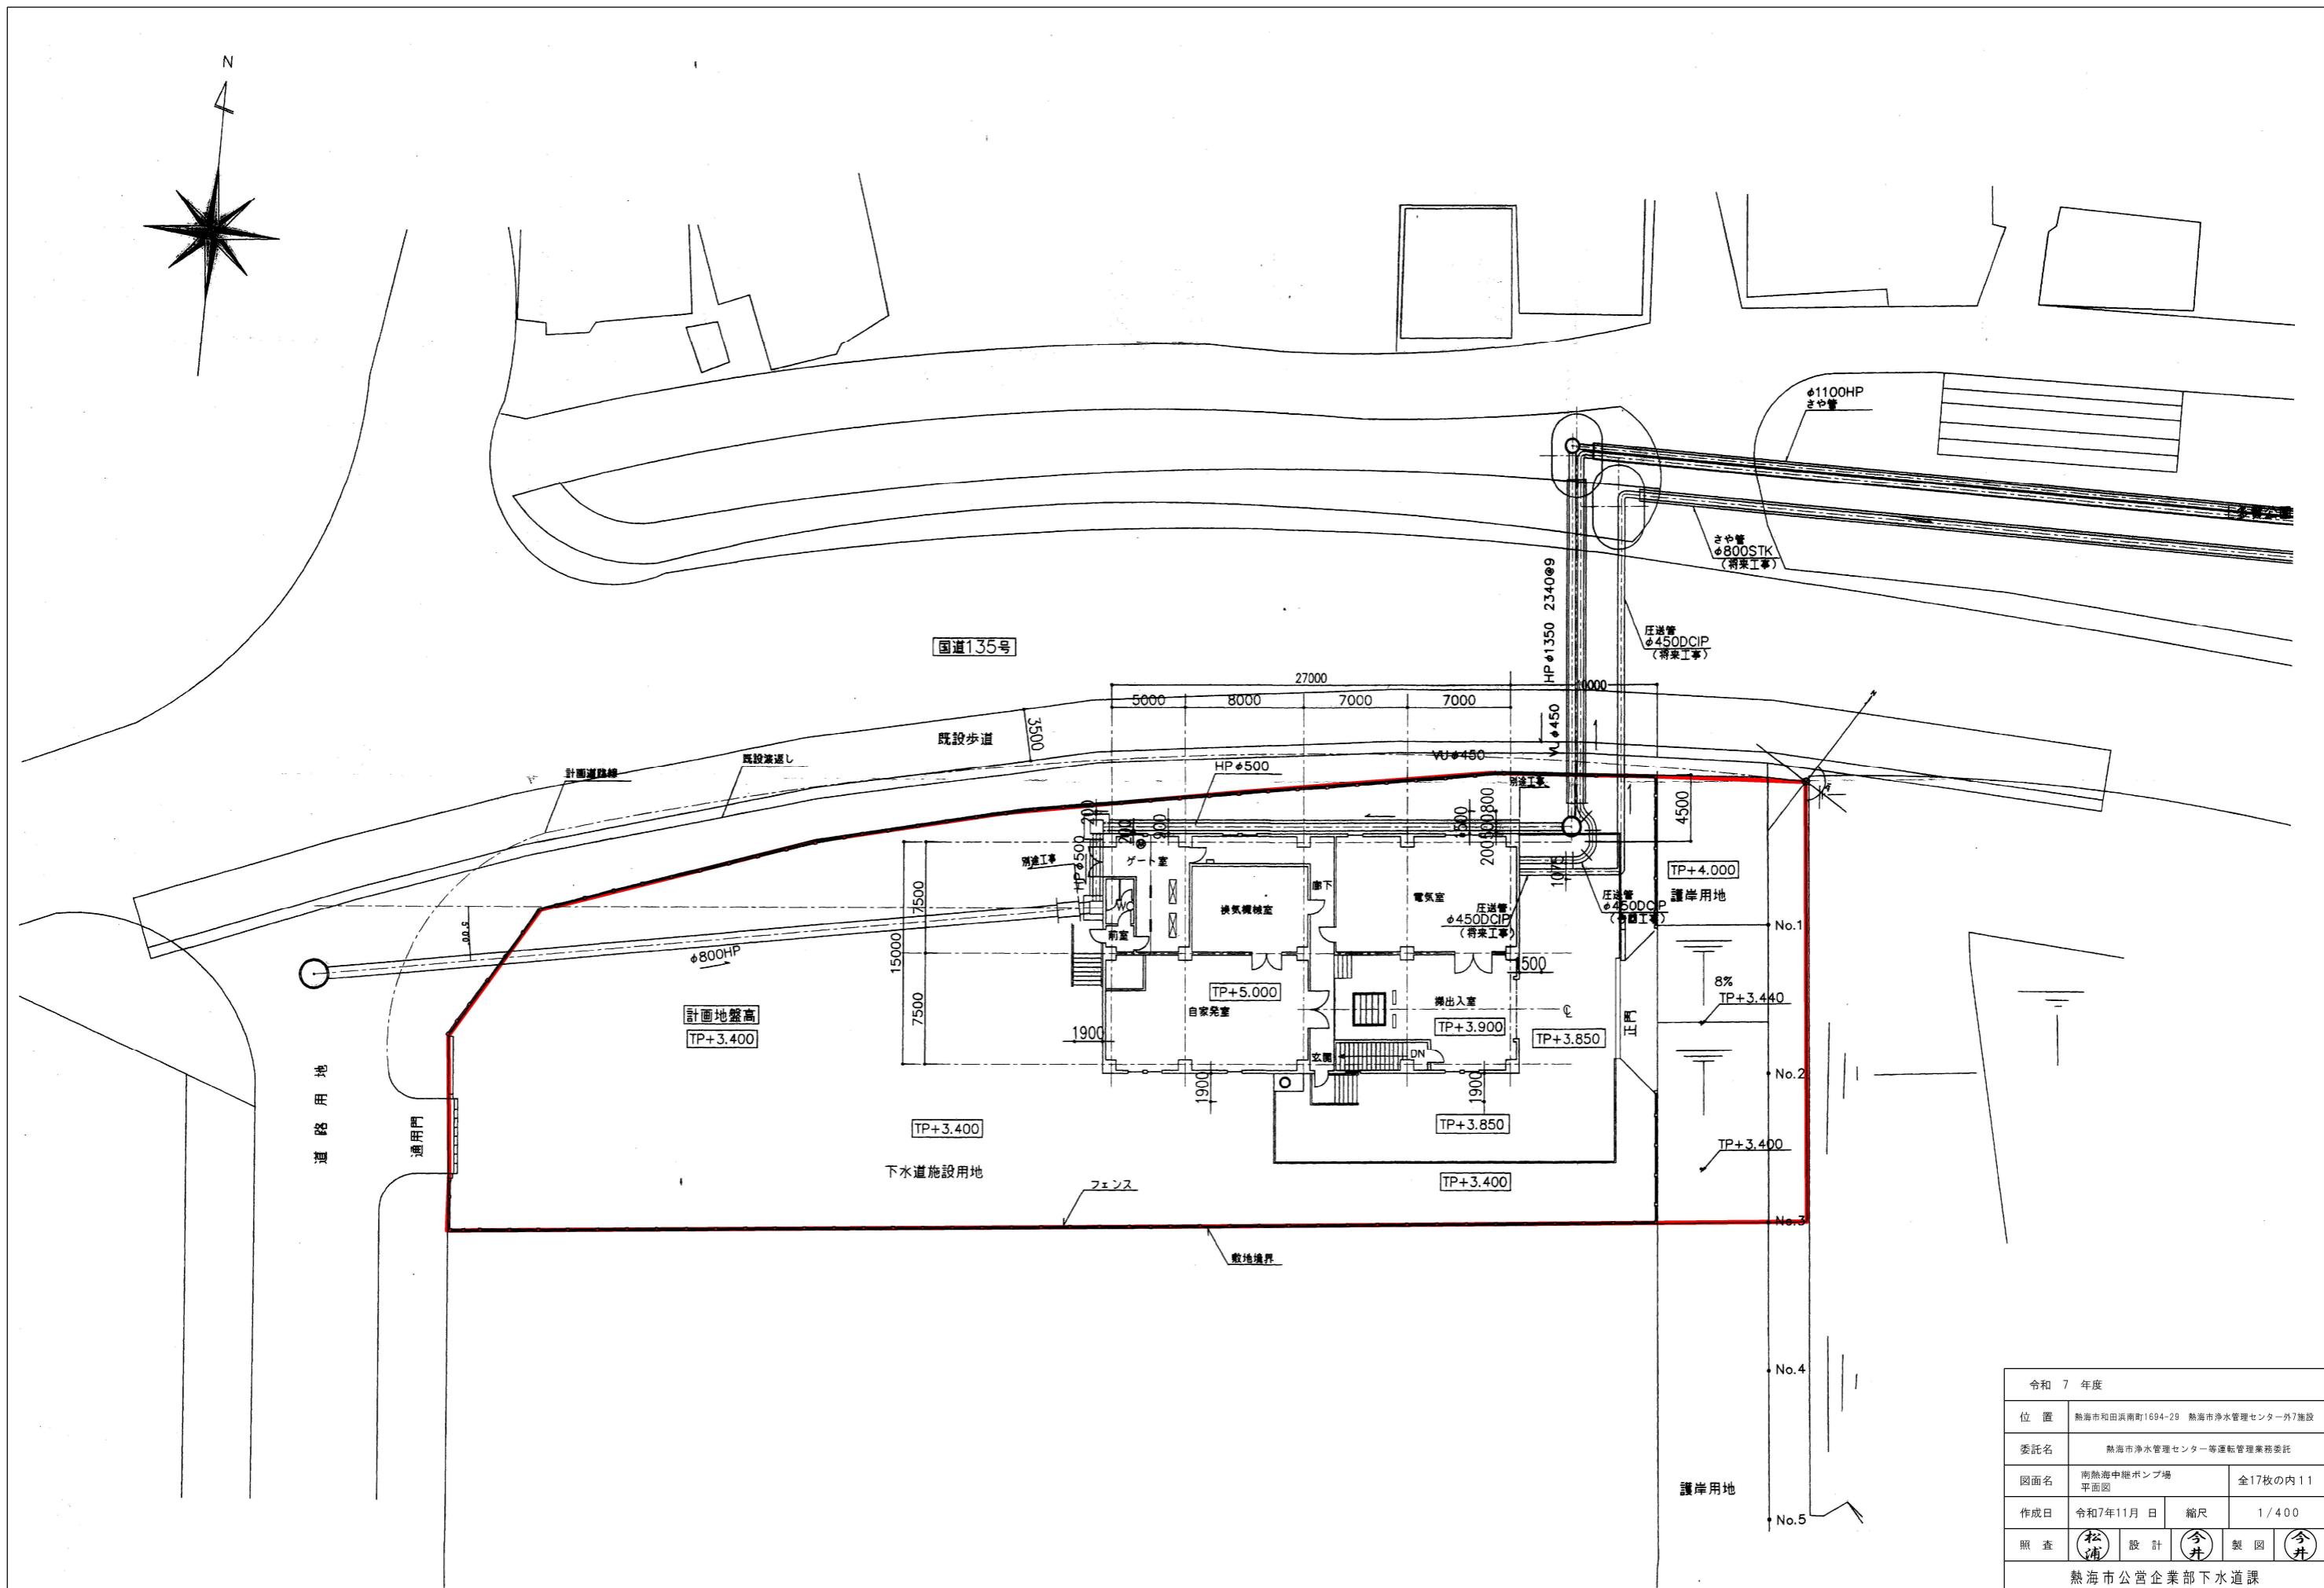


南熱海中継ポンプ場 水位関係図 S=1/200

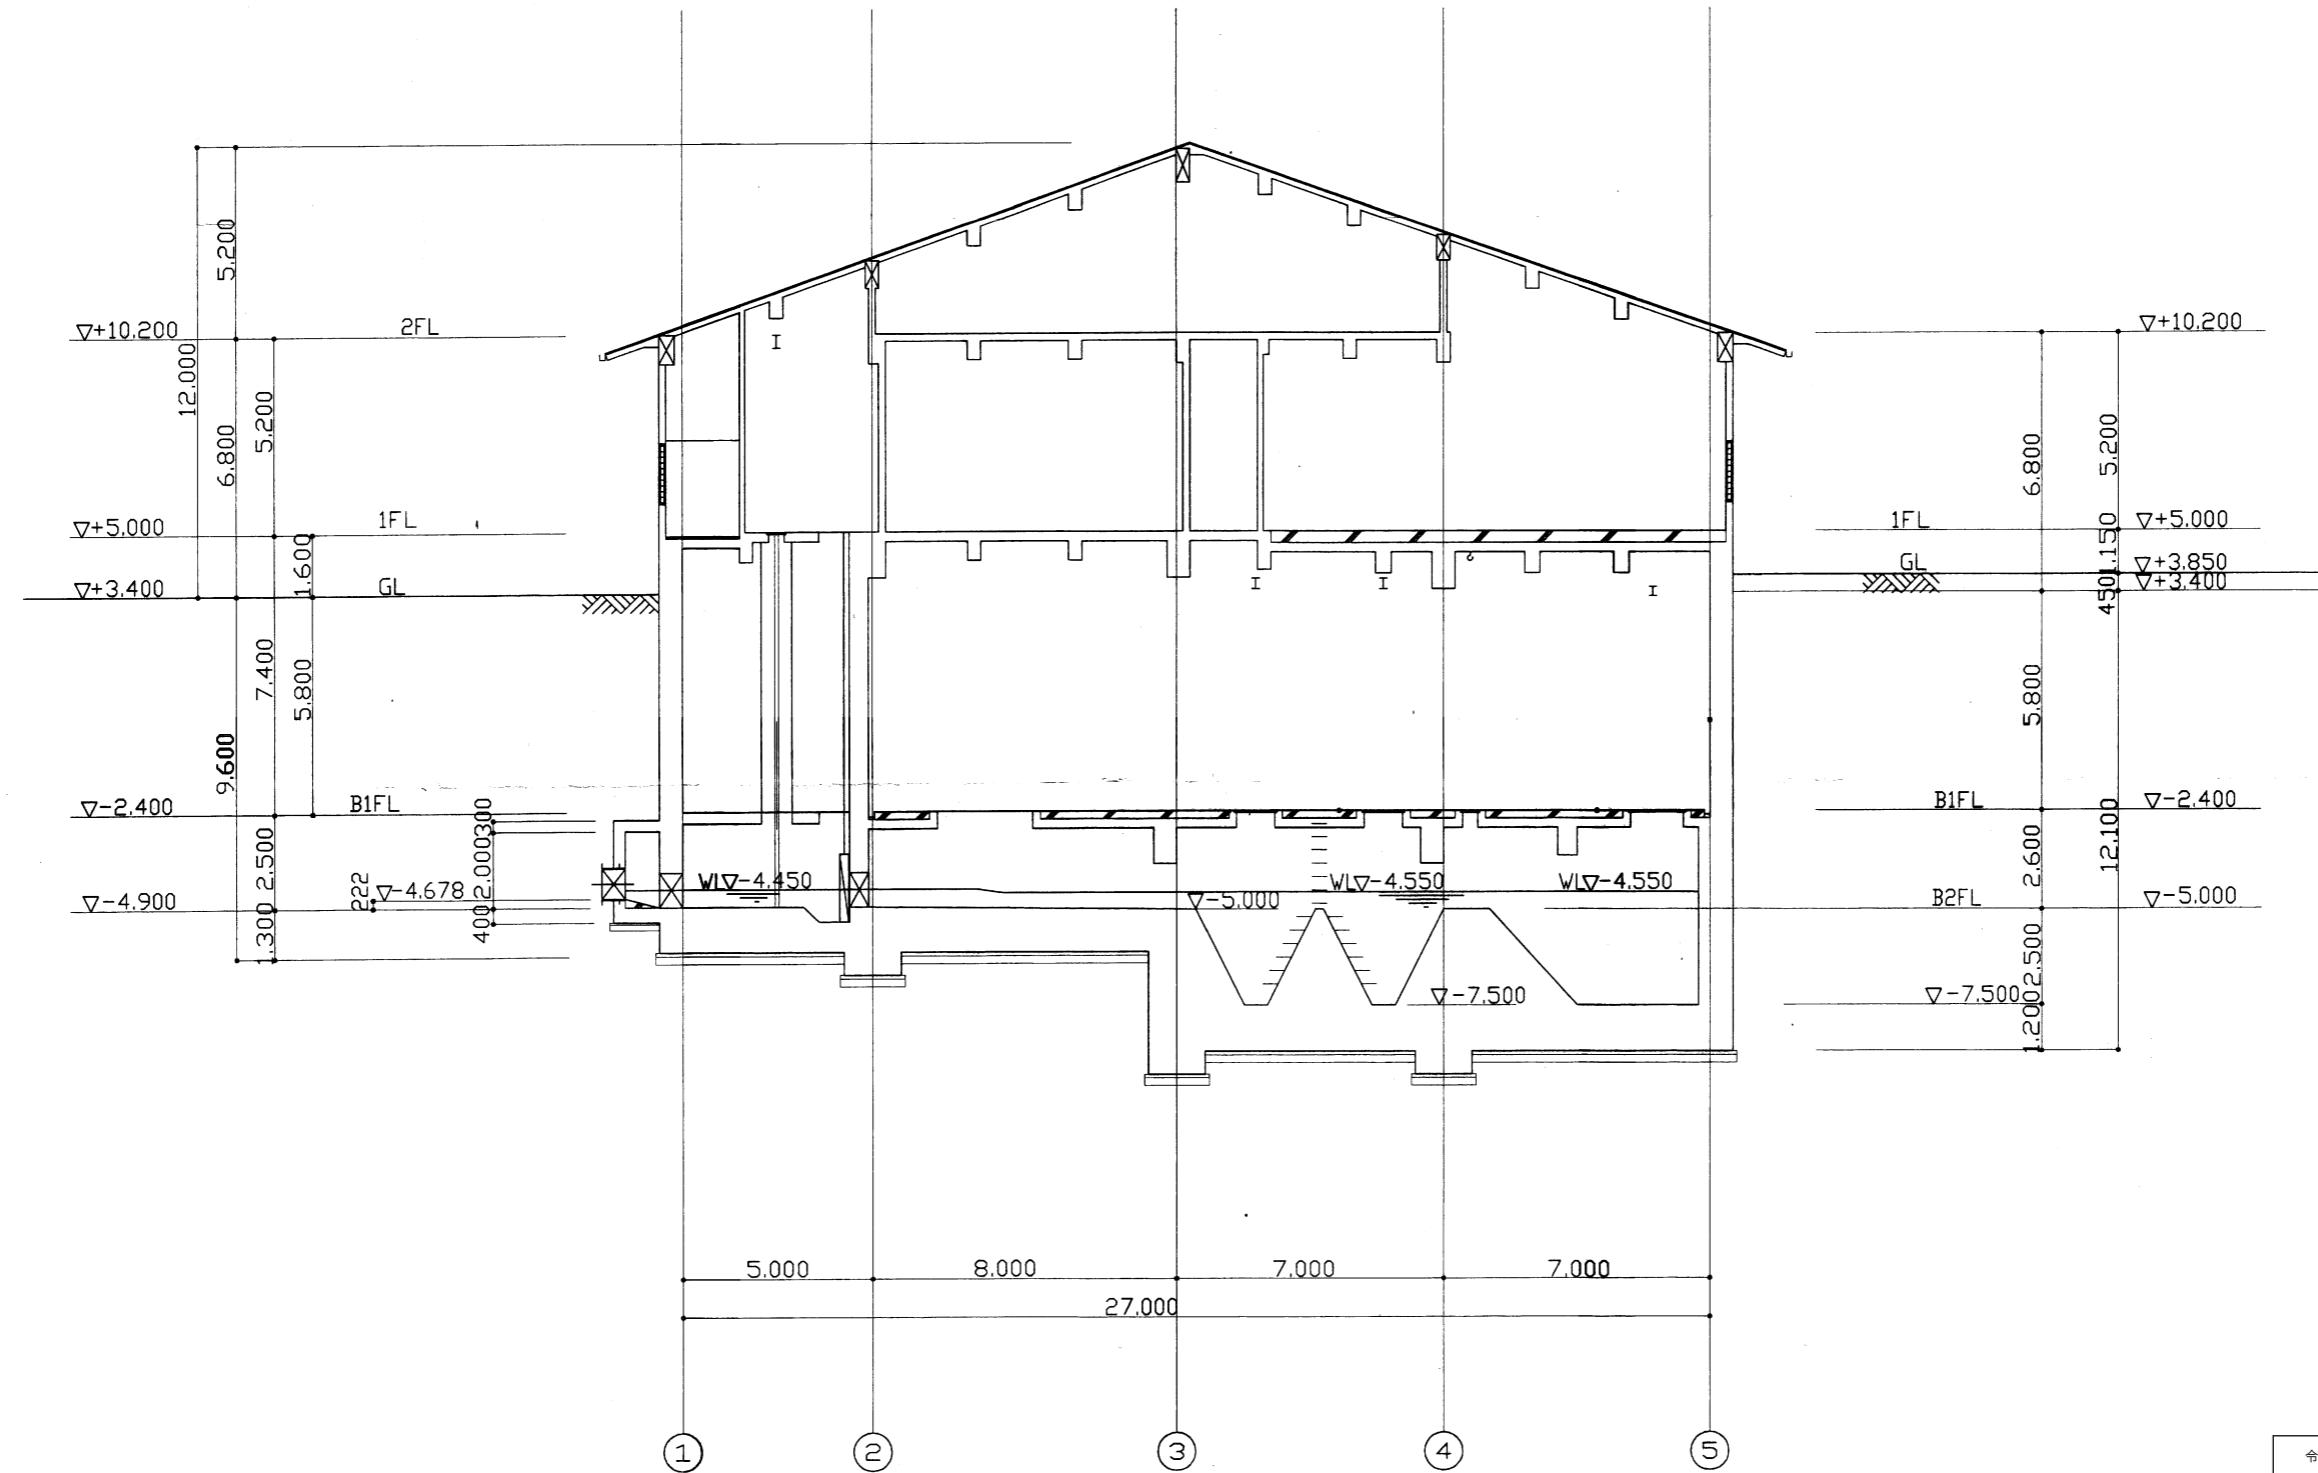


令和7年度	
位 置	熱海市和田浜南町1694-29 热海市淨水管理センター外7施設
委託名	热海市淨水管理センター等運転管理業務委託
図面名	南熱海中継ポンプ場 水位関係図
作成日	令和7年11月 日
縮 尺	図示
照 査	(松浦) 設計 (今井) 製図 (今井)
热海市公営企業部下水道課	

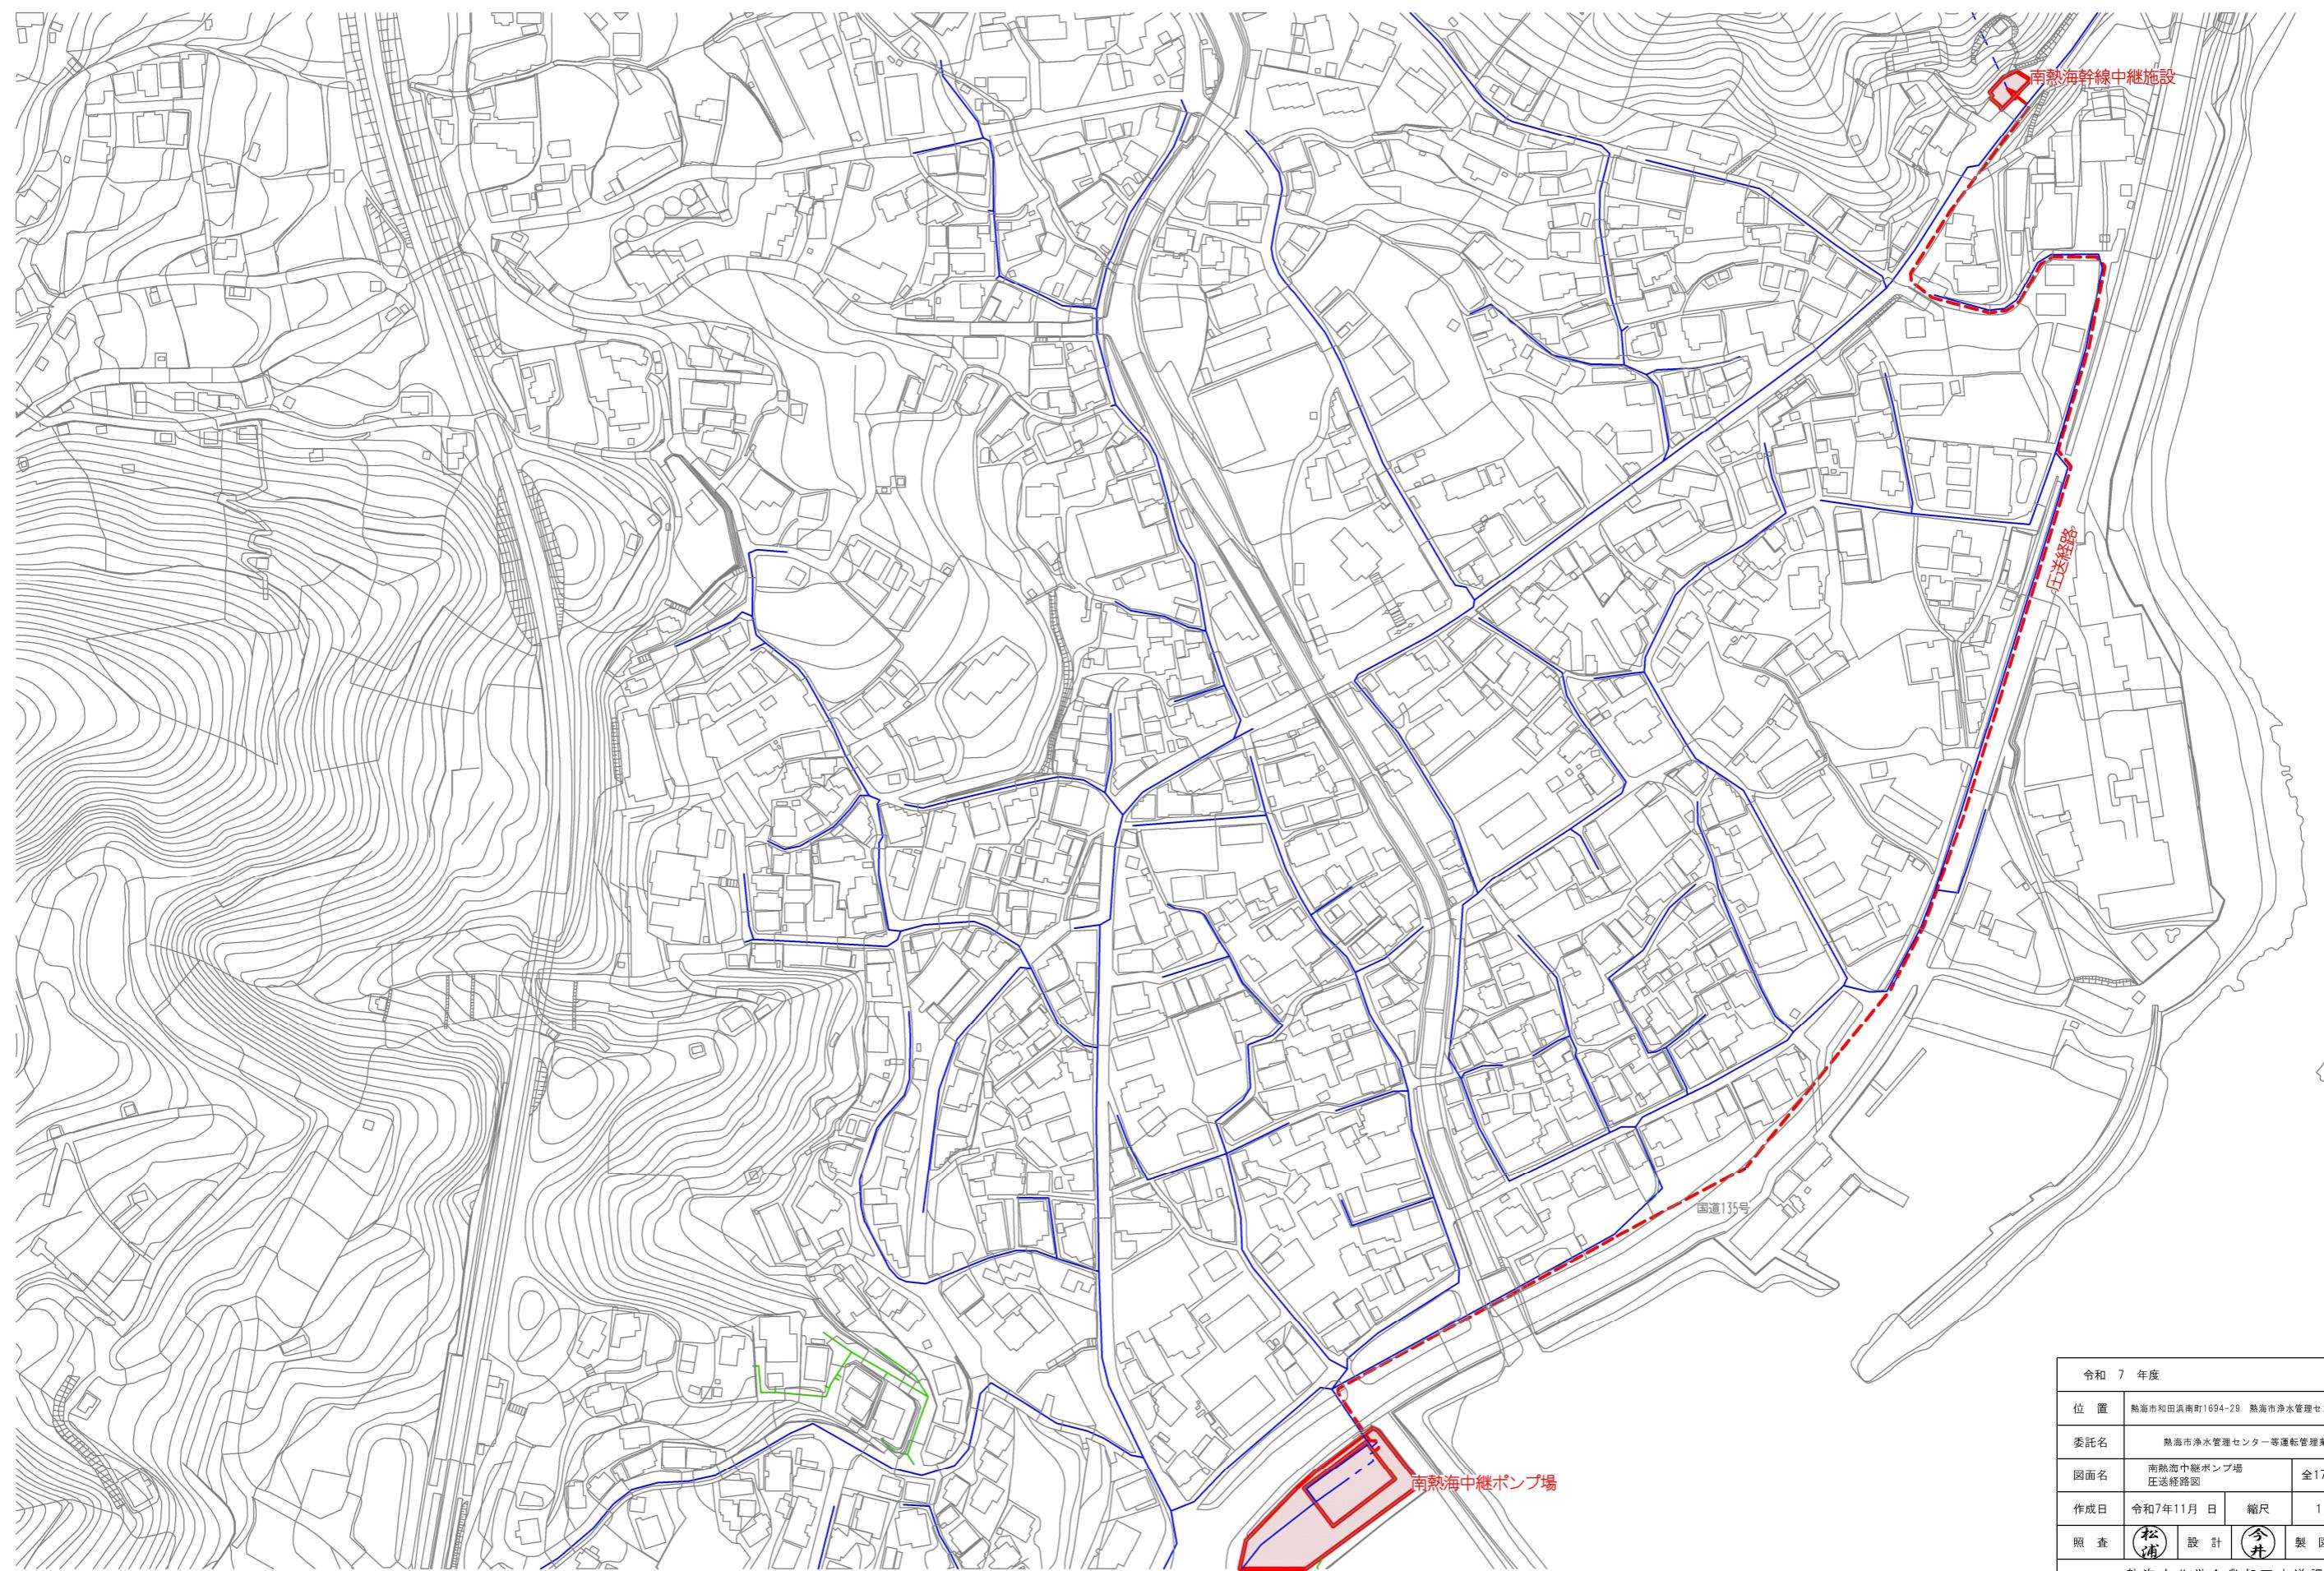


令和7年度			
位 置	熱海市和田浜南町1694-29 热海市净水管理センター外7施設		
委託名	热海市净水管理センター等運転管理業務委託		
図面名	南熱海中継ポンプ場 迂送経路図		
作成日	令和7年11月 日	縮尺	1/2500
照査	松浦	設計	今井
热海市公営企業部下水道課			

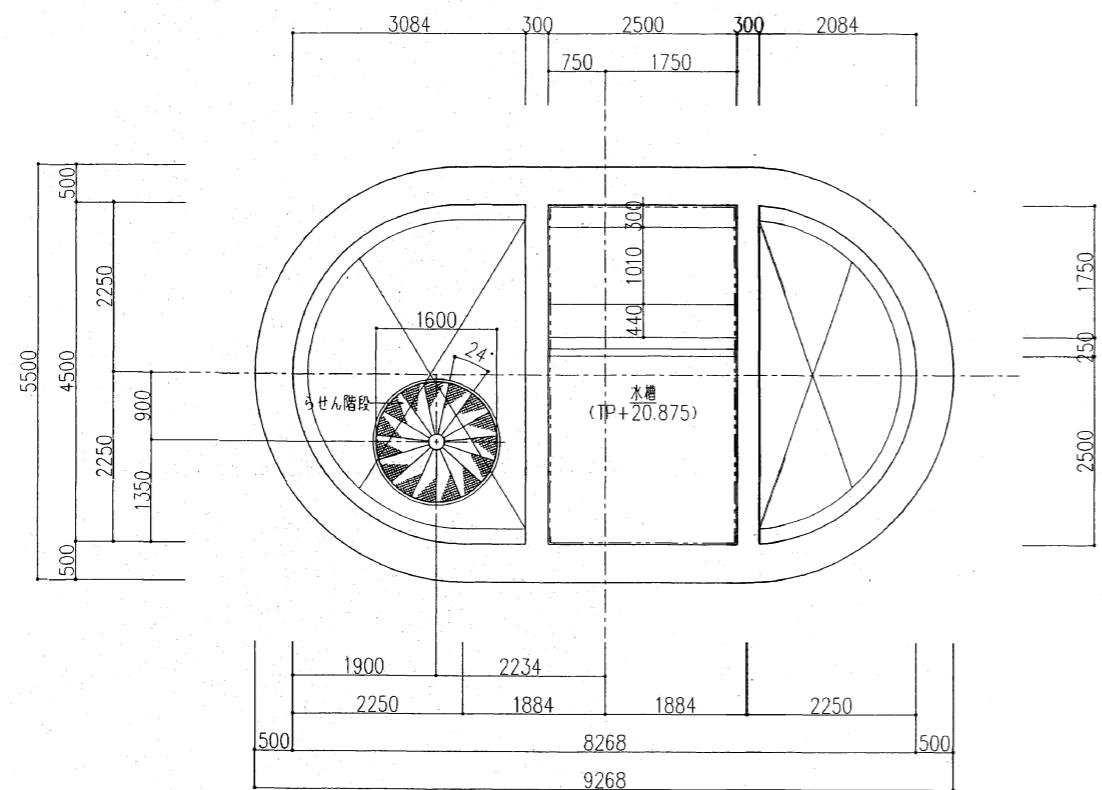

TP+20.875 平面詳細図 S=1/100

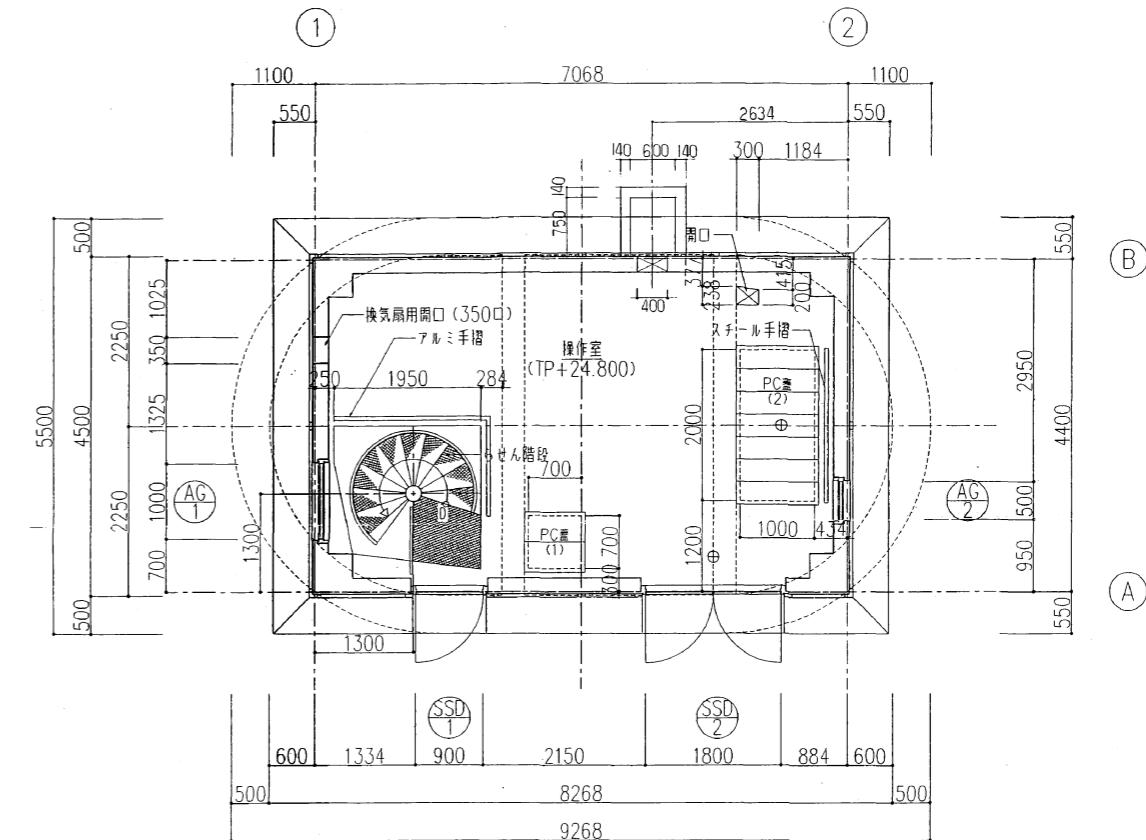


1階平面詳細図 S=1/100

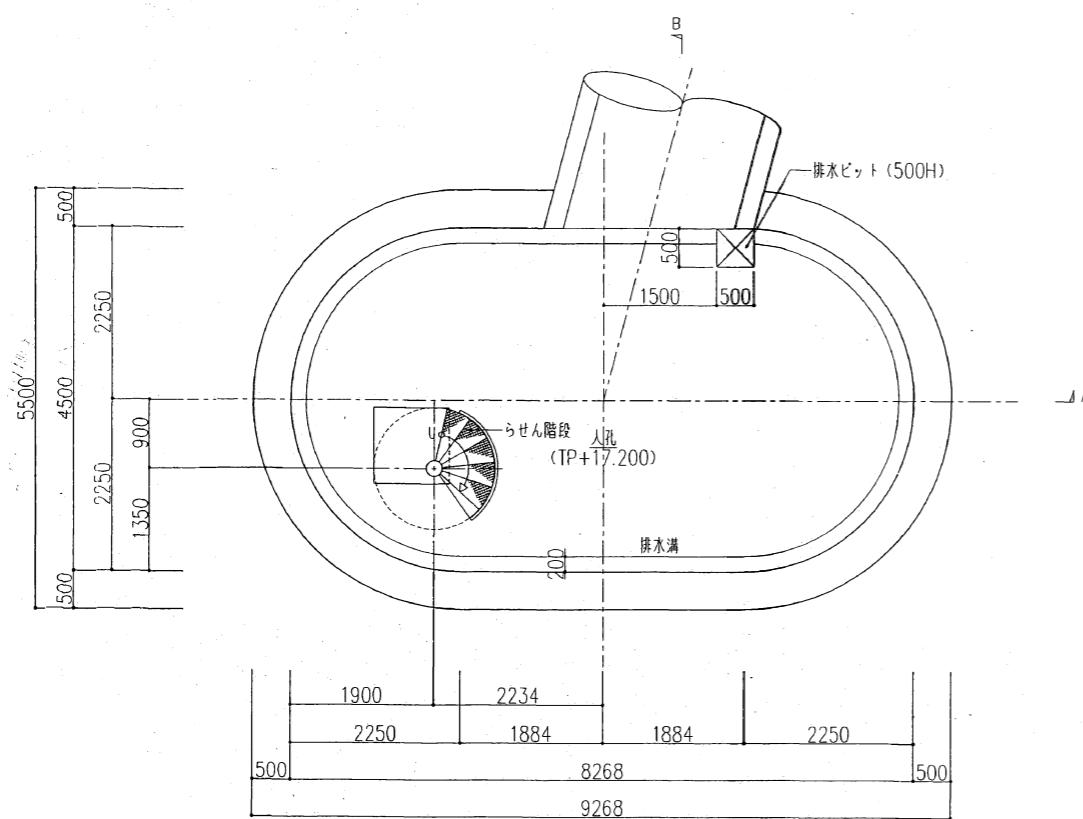


TP+17.000 平面詳細図 S=1/100

令和7年度			
位 置	熱海市和田浜南町1694-29 热海市淨水管理センター外7施設		
委託名	热海市淨水管理センター等運転管理業務委託		
図面名	南熱海幹線中継施設平面図		全17枚の内 14
作成日	令和7年11月 日	縮尺	図示
照 査	松浦	設計 今井	製図 今井
热海市公営企業部下水道課			

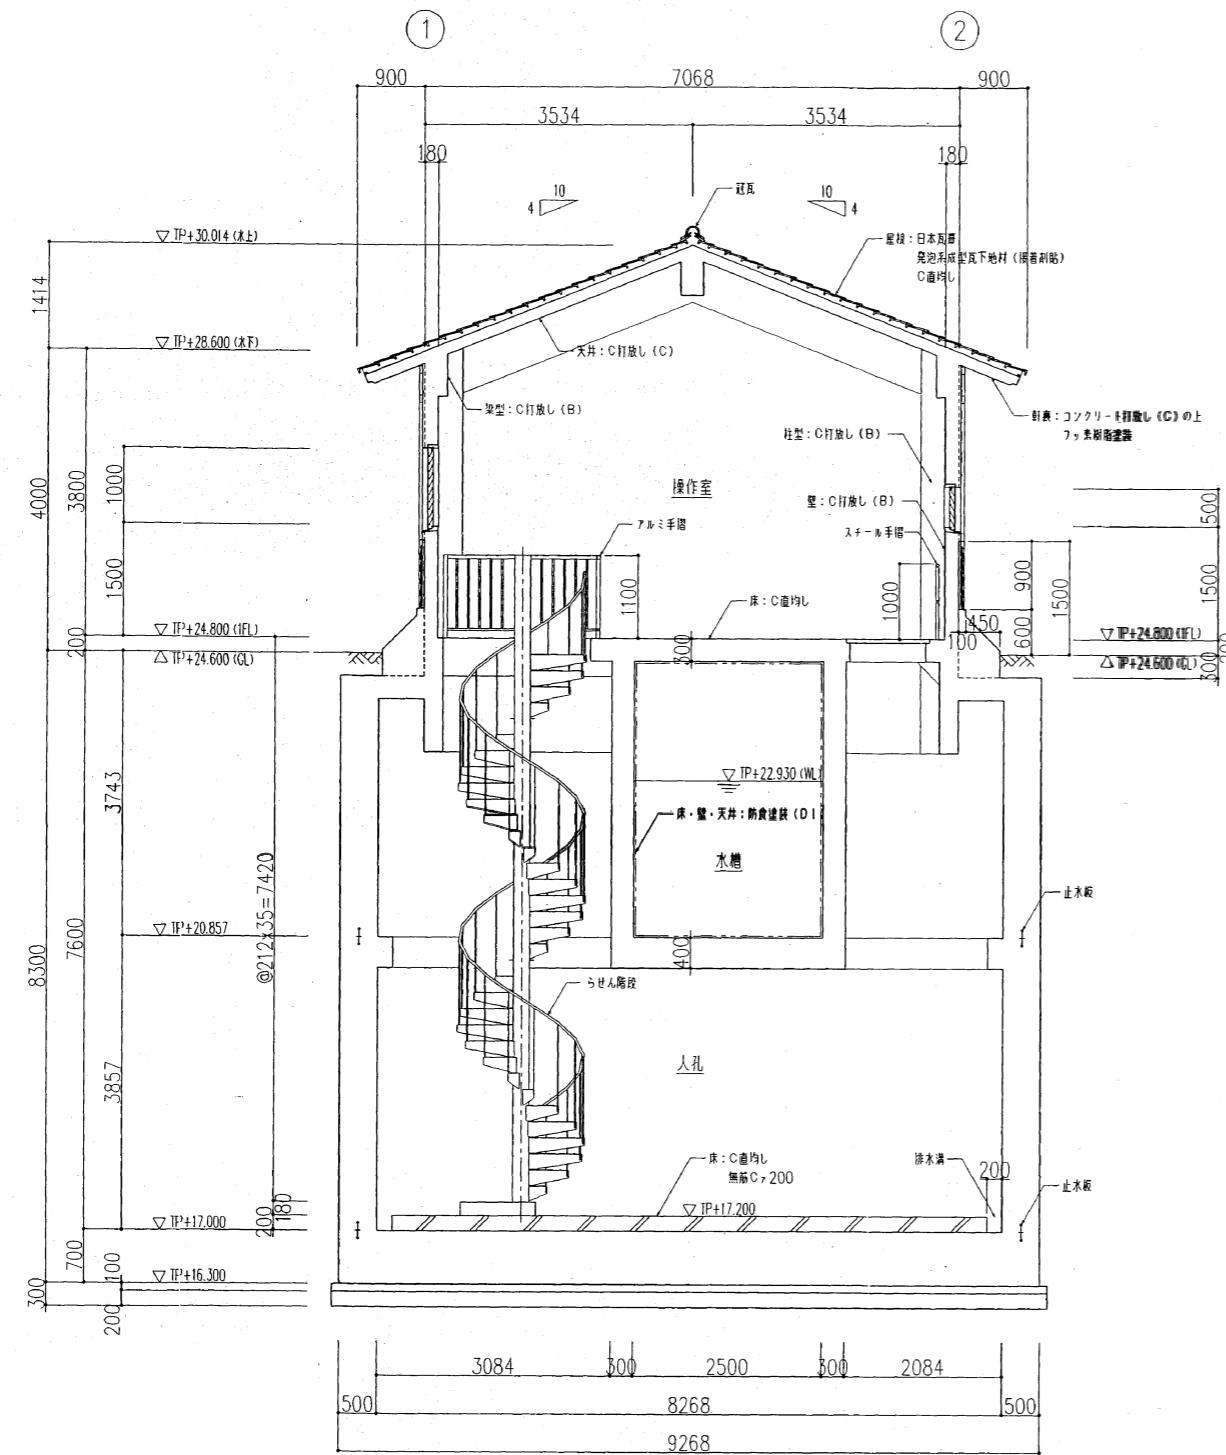

A-A 断面詳細図 S=1/50

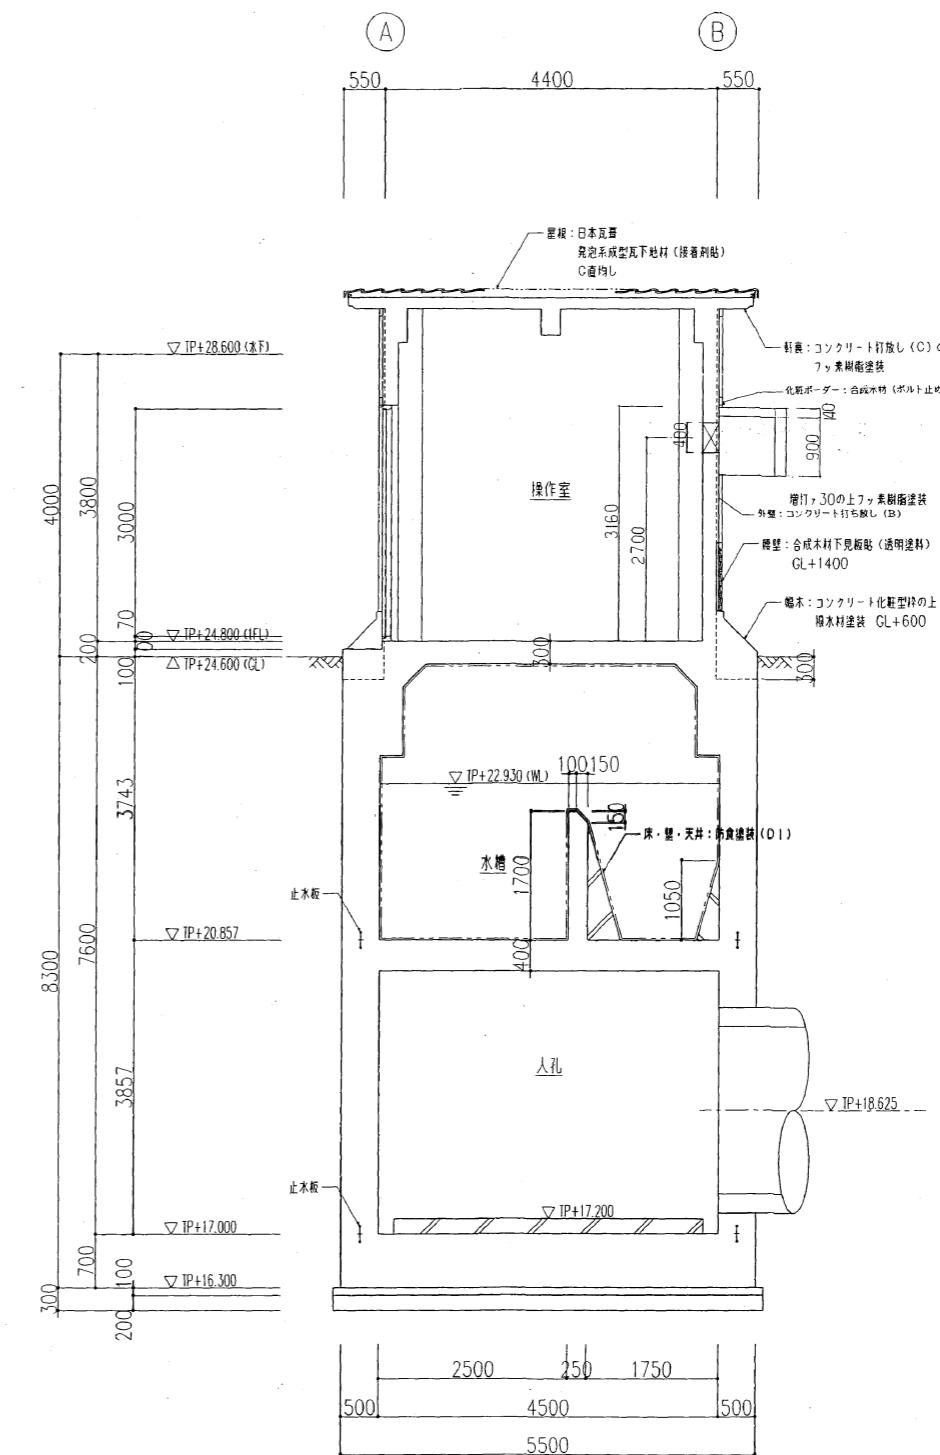

B-B 断面詳細図 S=1/50

令和 7 年度					
位 置	熱海市和田浜南町1694-29 热海市淨水管理センター外7施設				
委託名	熱海市淨水管理センター等運転管埋業務委託				
図面名	南熱海幹線中継施設 断面図	全17枚の内 15			
作成日	令和7年11月 日	縮尺	図示		
照 査	(松浦)	設 計	(今井)	製 図	(今井)

